


記入例：一般家庭 改修工事（平面図）

申請者氏名	大分市荷揚町2番31号
申請者住所	大分 太郎
設置場所	大分市荷揚町2番31号

特に様式に指定はありません。記入しやすい用紙で結構です。
 ・用紙のサイズは、A4またはA3
 ・申請者氏名、住所、設置場所、施工者、責任技術者を記入
 大型の建物、複雑なものについては概要図（主要な建物、給排水経路、量水器を記載したもの）を添付すること。

平面図：縮尺1/200以上（新設は実線、既設は点線で書く。また、汚水は赤色、雨水は青色、給水経路は緑色で表示）

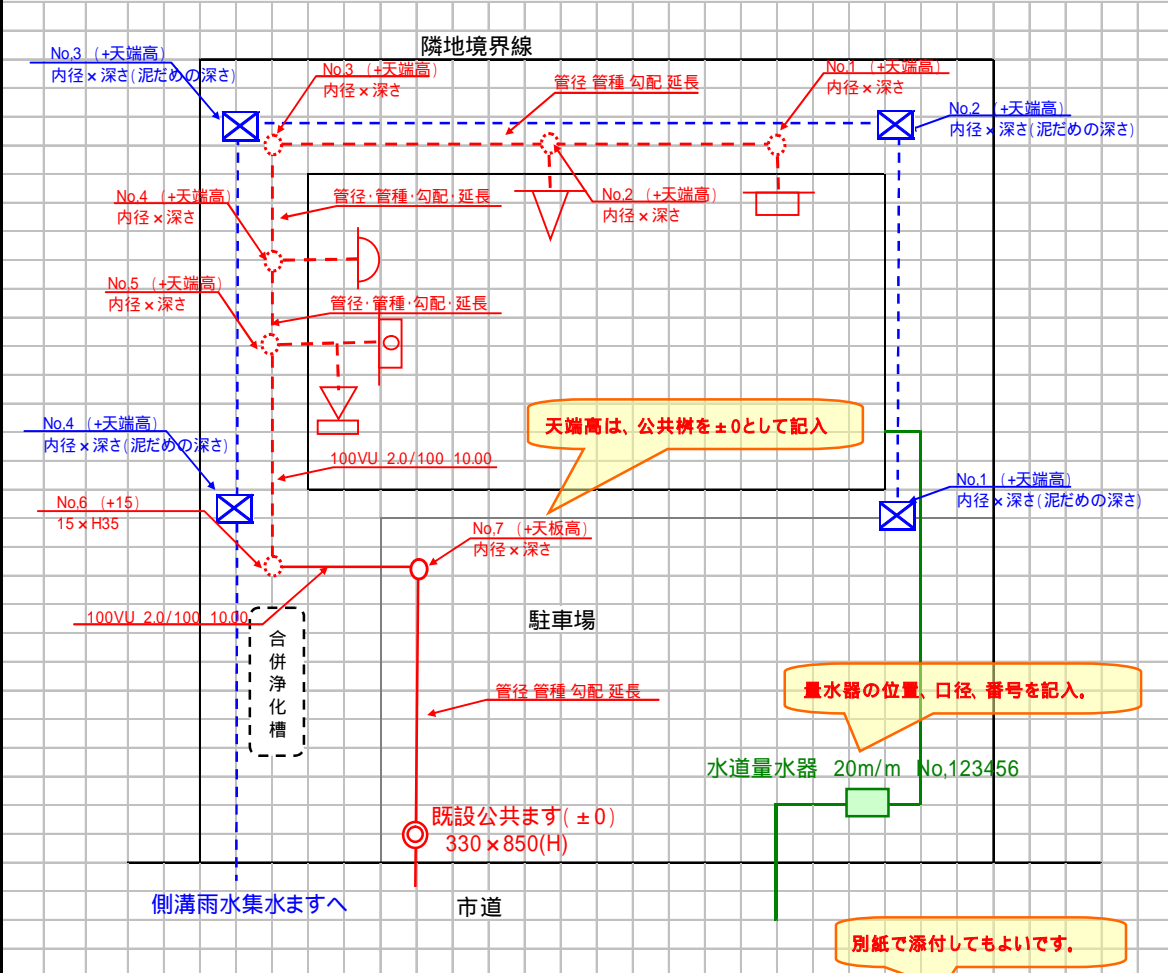

排水設備工事内訳表

名称	規格	員数	名称	規格	員数
塩化ビニール管	VU-100	10M			
汚水ます	150×100	1個			
浄化槽解体工事		1式			
公共ます接続工事		1式			

施工者 大分親切排水設備株式会社 代表取締役 大分 水郎

責任技術者 登録番号 第 123456 号 大分 市太郎