



付近見取図 S=NS

配置図 S=1/300


年度	日付	特記事項	大分市財務部管財課		図面名称	縮尺	図面番号
R8	R8.5				件名 大分市本庁舎事務棟空調設備改修基本計画策定業務委託 図面	—	01

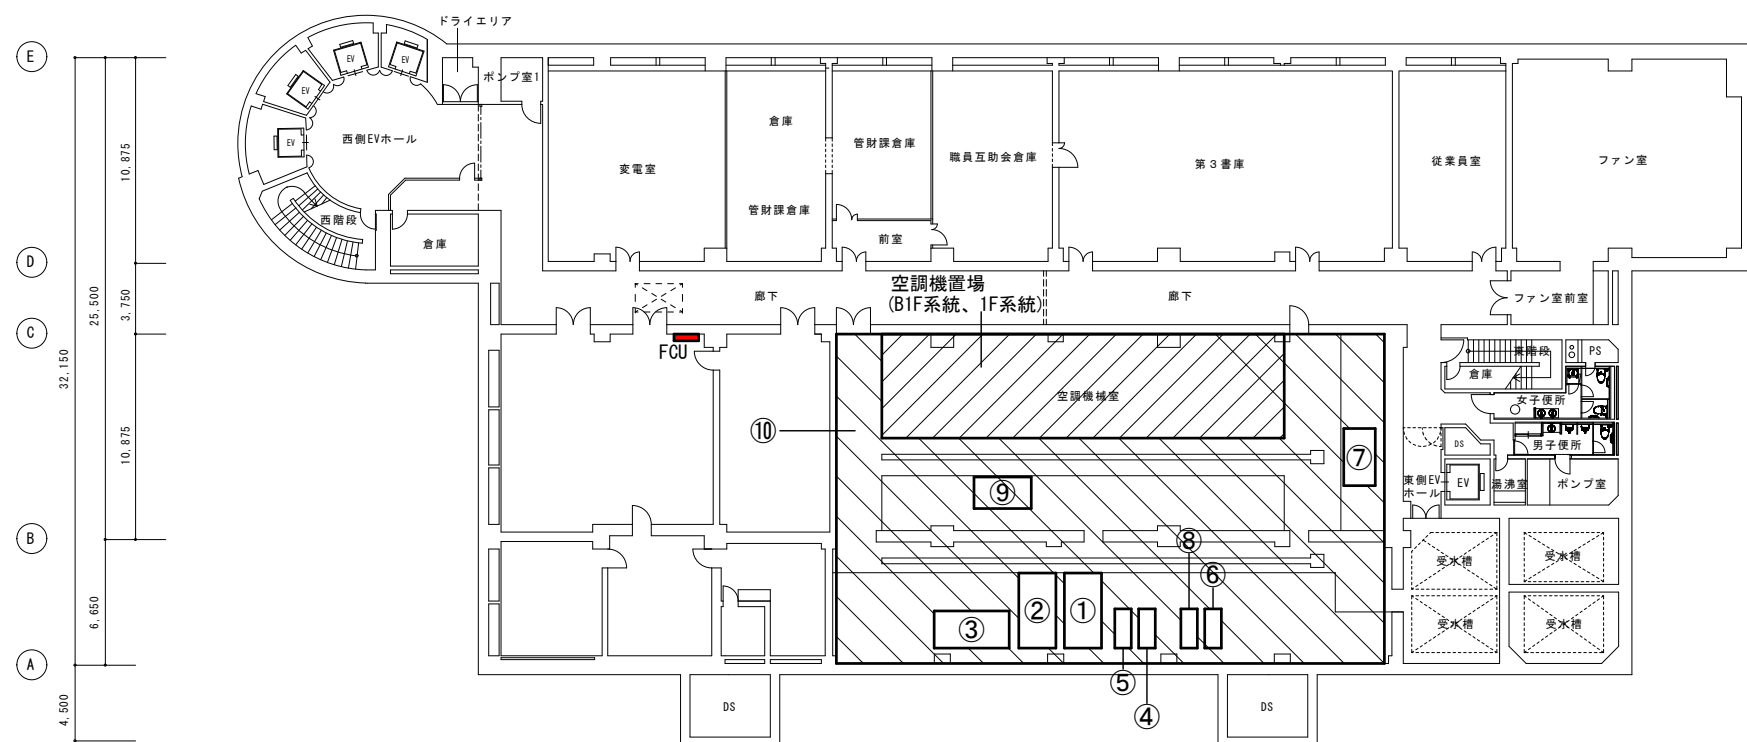

- |              |                         |
|--------------|-------------------------|
| ① ガス冷温水機 1号機 | ⑥ 冷温水1次ポンプ (ヒートポンプチラー用) |
| ② ガス冷温水機 2号機 | ⑦ 熱交換器 (ヒートポンプチラー用)     |
| ③ ガス冷温水機 3号機 | ⑧ 冷温水1次ポンプ (ヒートポンプチラー用) |
| ④ 冷温水ポンプ     | ⑨ 熱交換器 (ヒートポンプチラー用)     |
| ⑤ 冷却水ポンプ     | ⑩ 蓄熱水槽 (地下部分)           |

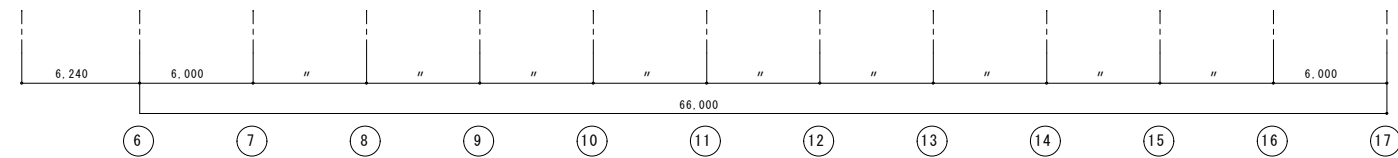


年度	日付	特記事項	図面名称	縮尺	図面番号
R8	R8.5		大分市財務部管財課 大分市本庁舎事務棟空調設備改修基本計画策定業務委託 図面	(A1) 1/200 (A3) 1/400	02

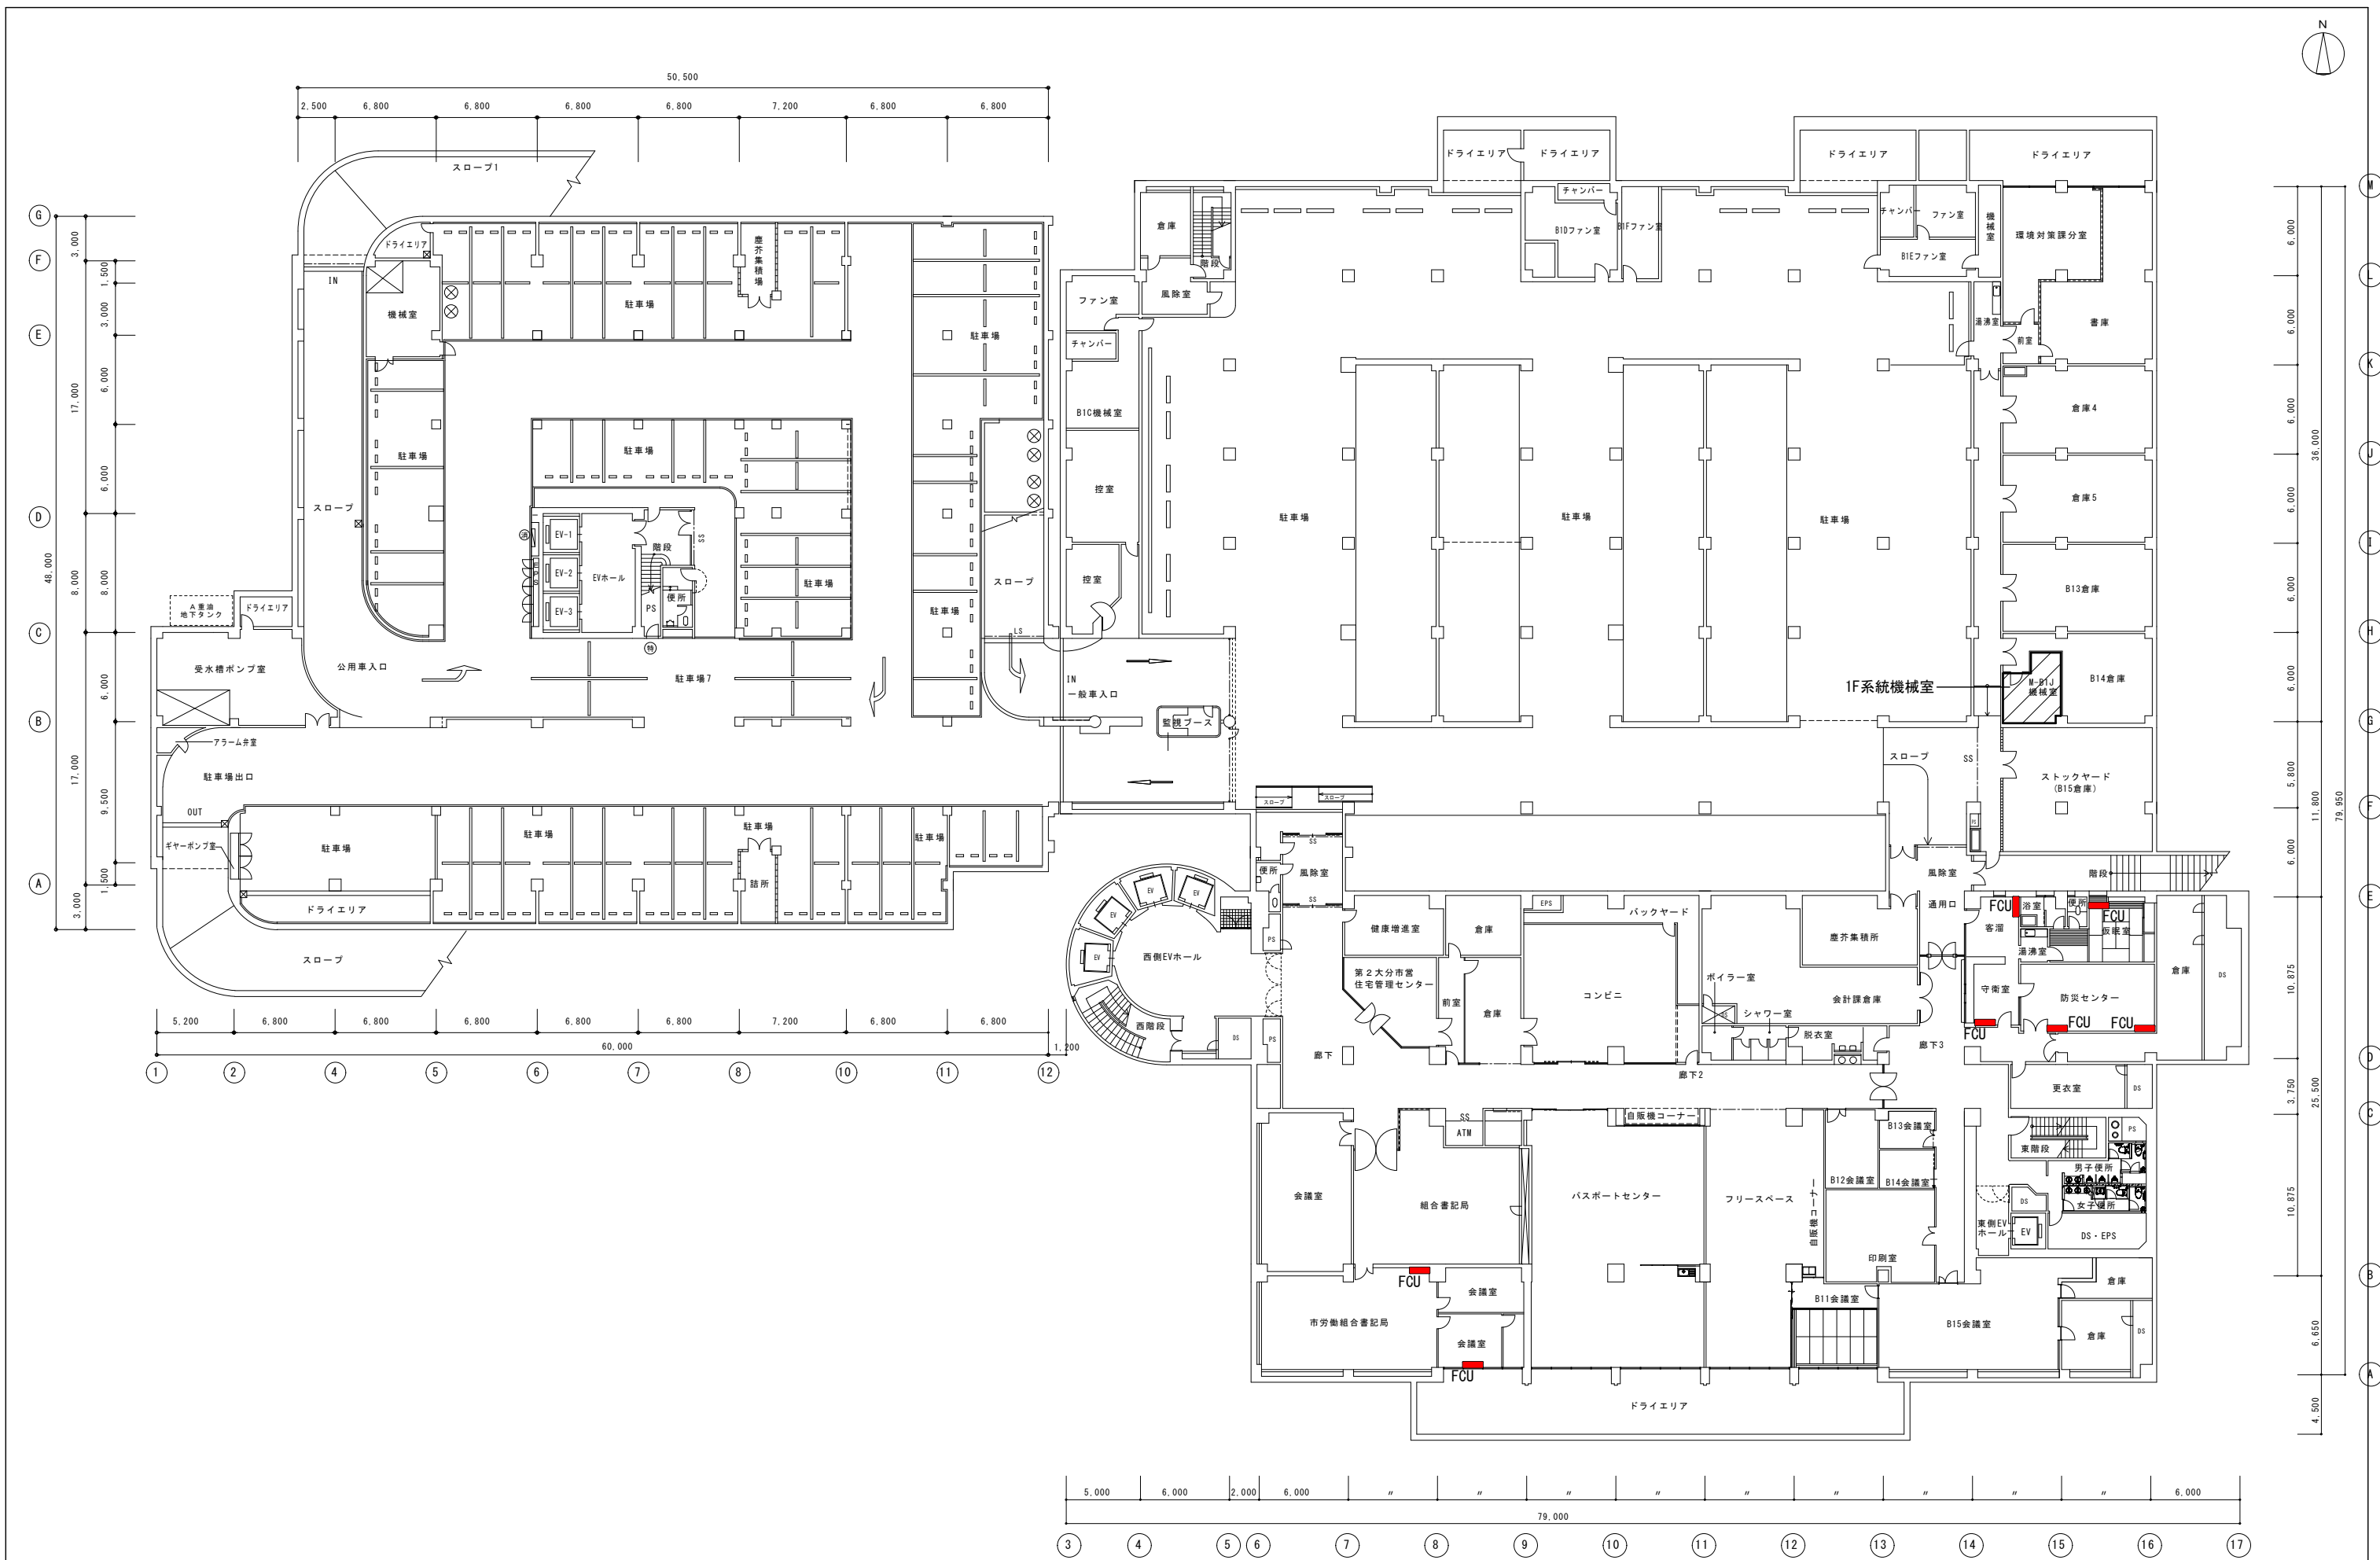

年度	日付	特記事項	図面名称	縮尺	図面番号
R8	R8.5		庁舎 地下1階平面図	(A1) 1/200 (A3) 1/400	03

大分市財務部管財課


件名 大分市本庁舎事務棟空調設備改修基本計画策定業務委託  
図面

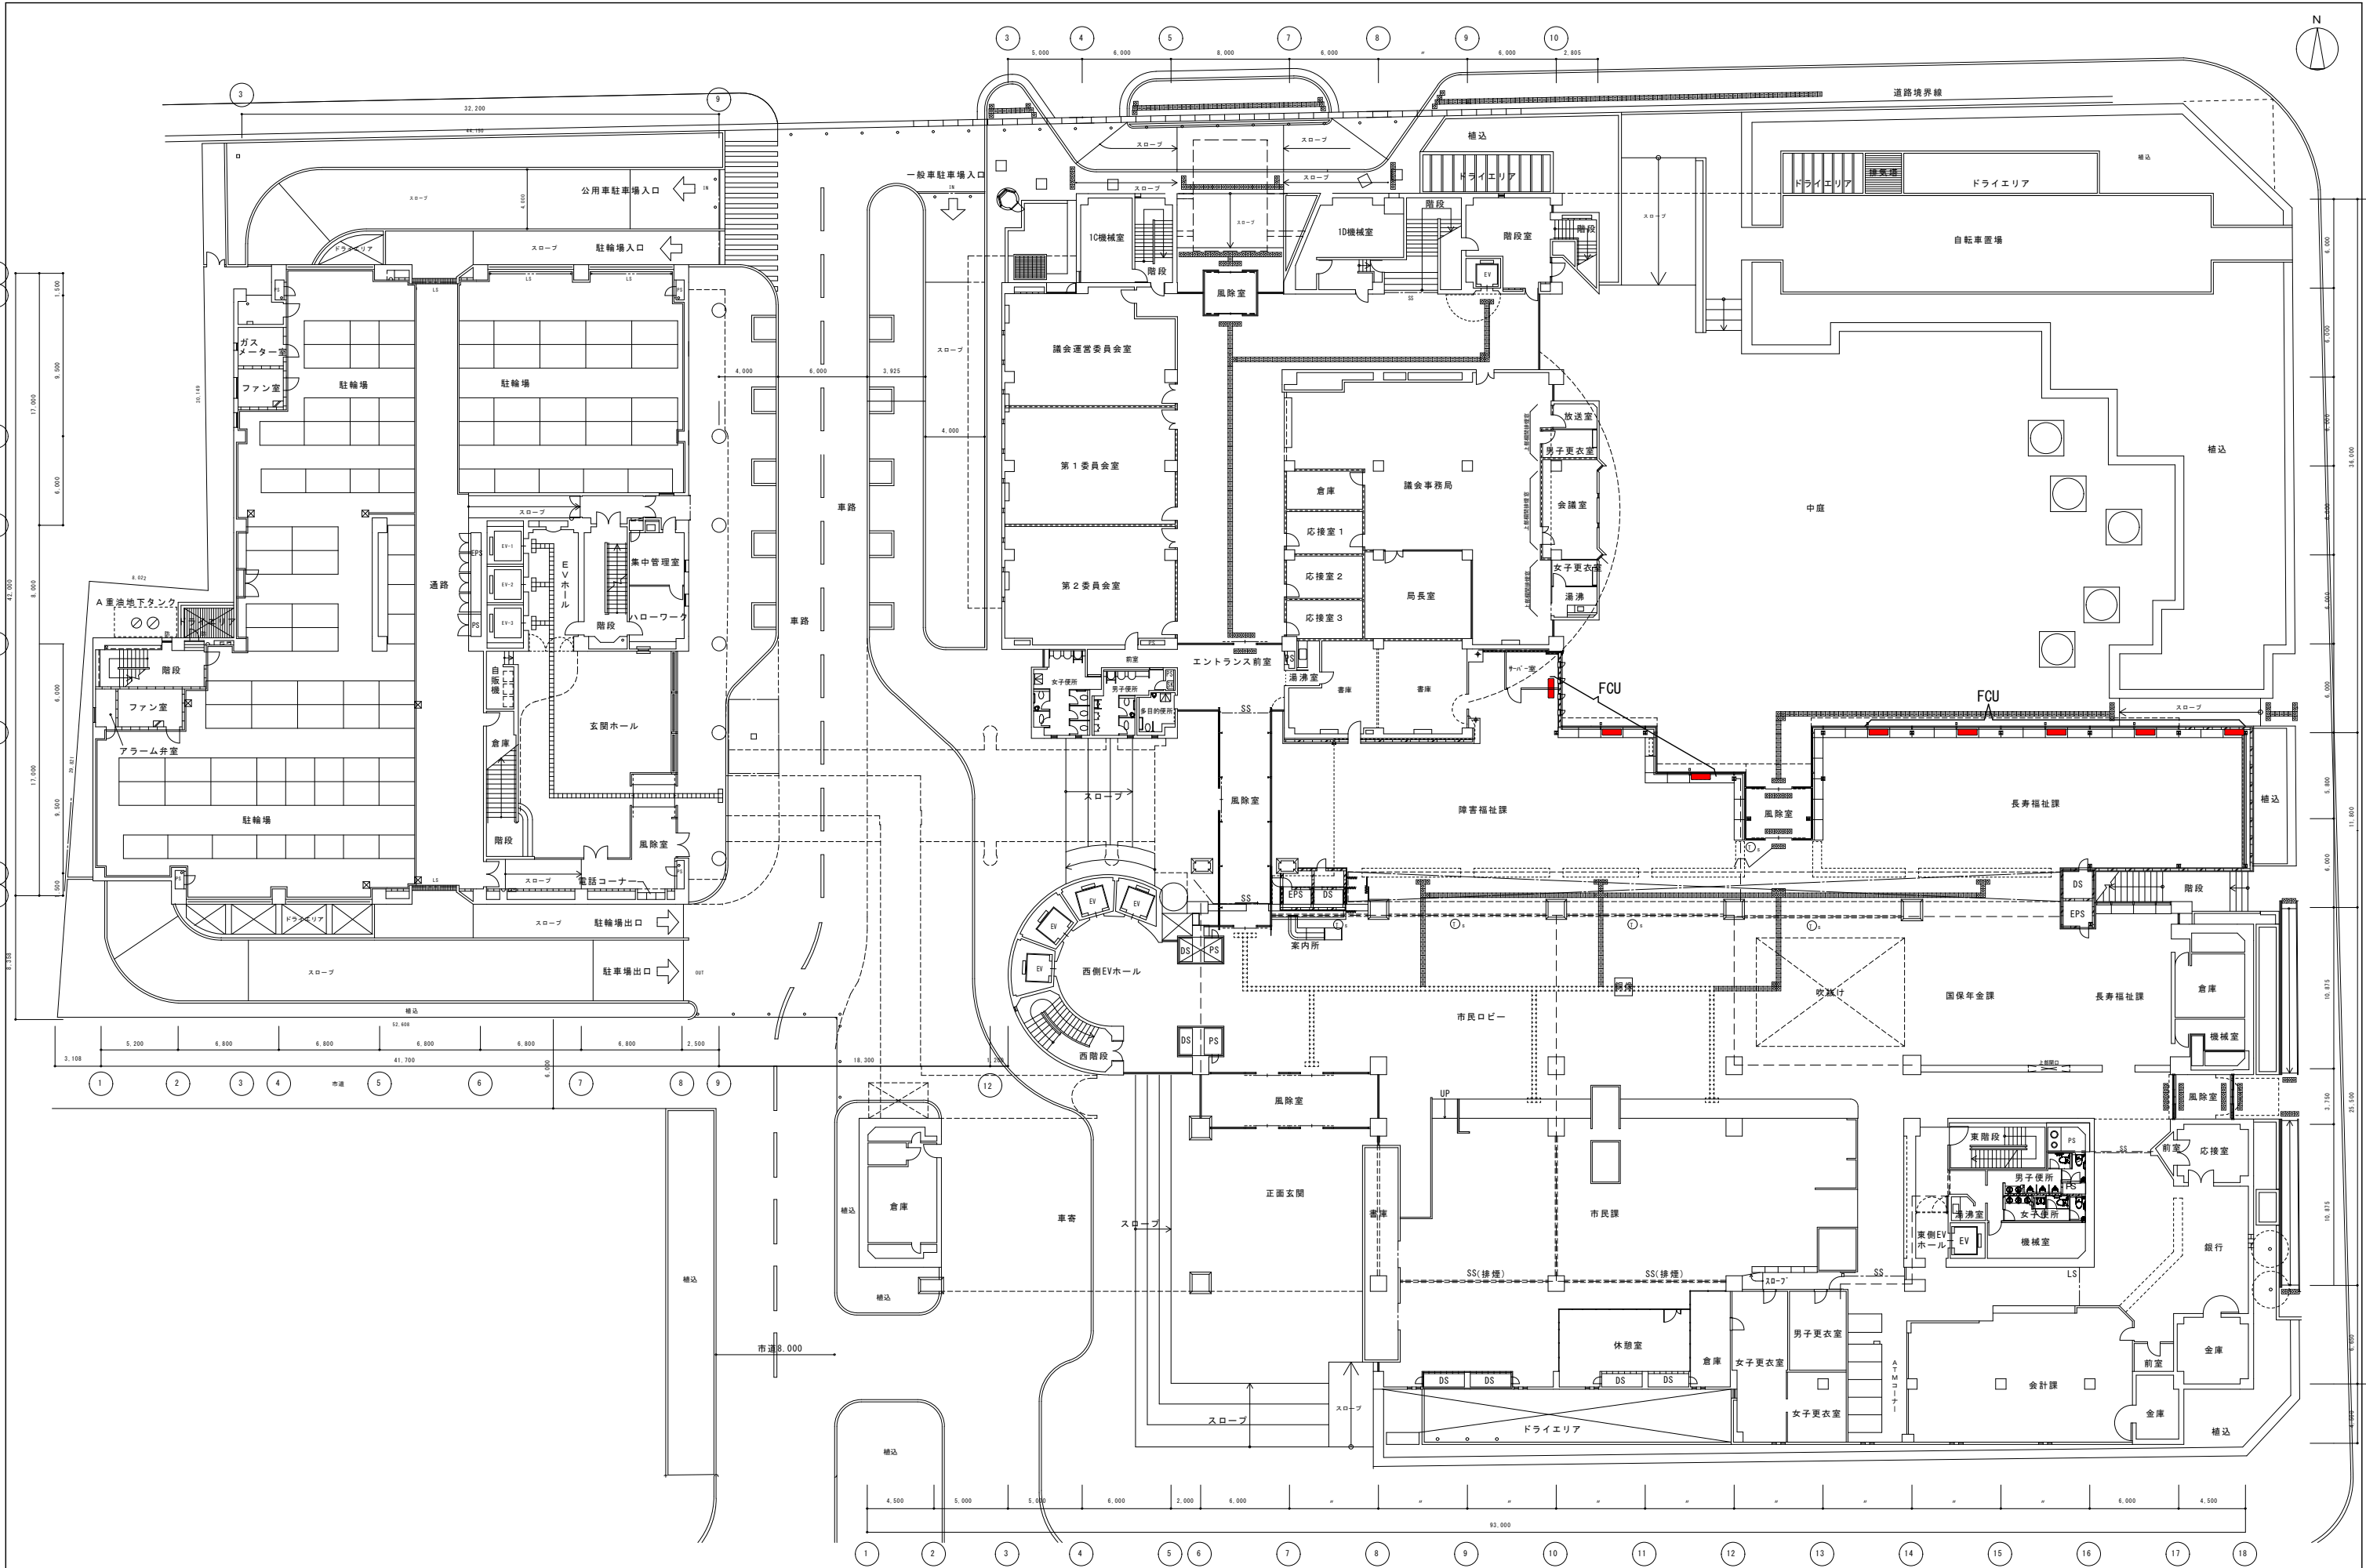


年度	日付	特記事項	図面名称	縮尺	図面番号
R8	R8.5		庁舎 1階平面図	(A1) 1/200 (A3) 1/400	04

大分市財務部管財課

件名 大分市本庁舎事務棟空調設備改修基本計画策定業務委託  
図面

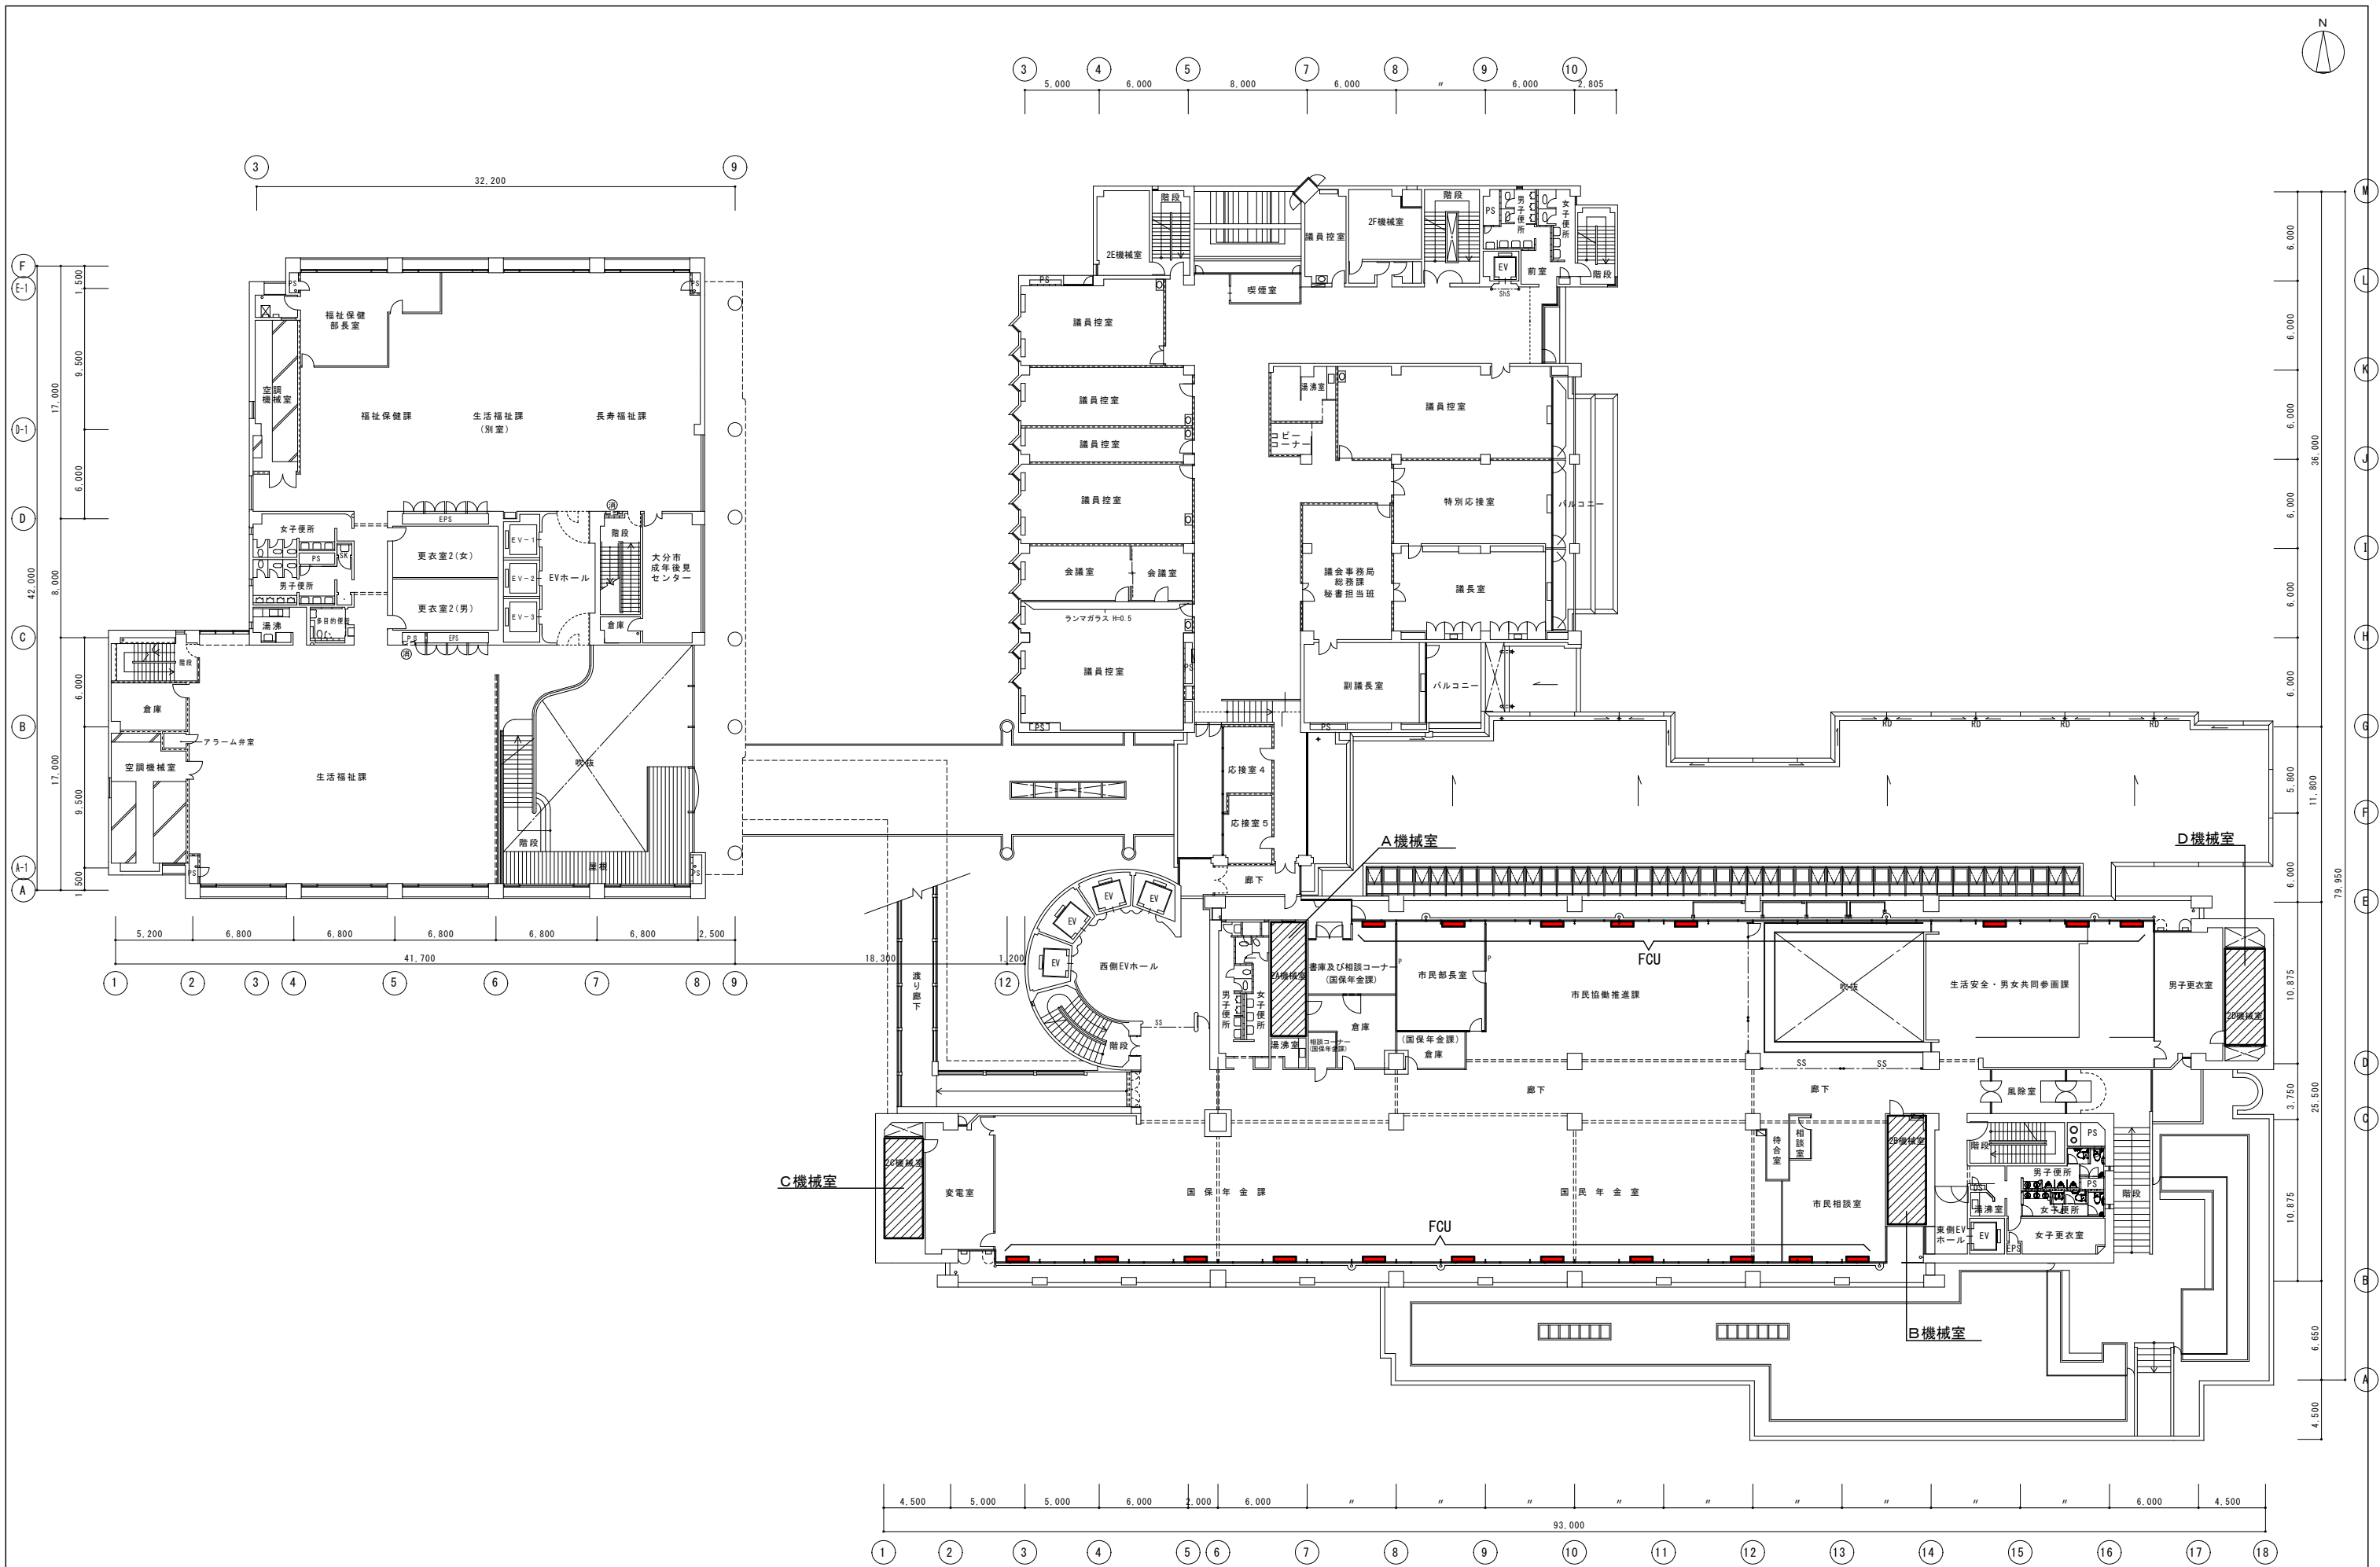


年度	日付	特記事項	大分市財務部管財課	件名	図面名称	縮尺	図面番号
R8	R8.5			大分市本庁舎事務棟空調設備改修基本計画策定業務委託 図面	庁舎 2階平面図	(A1) 1/200 (A3) 1/400	05

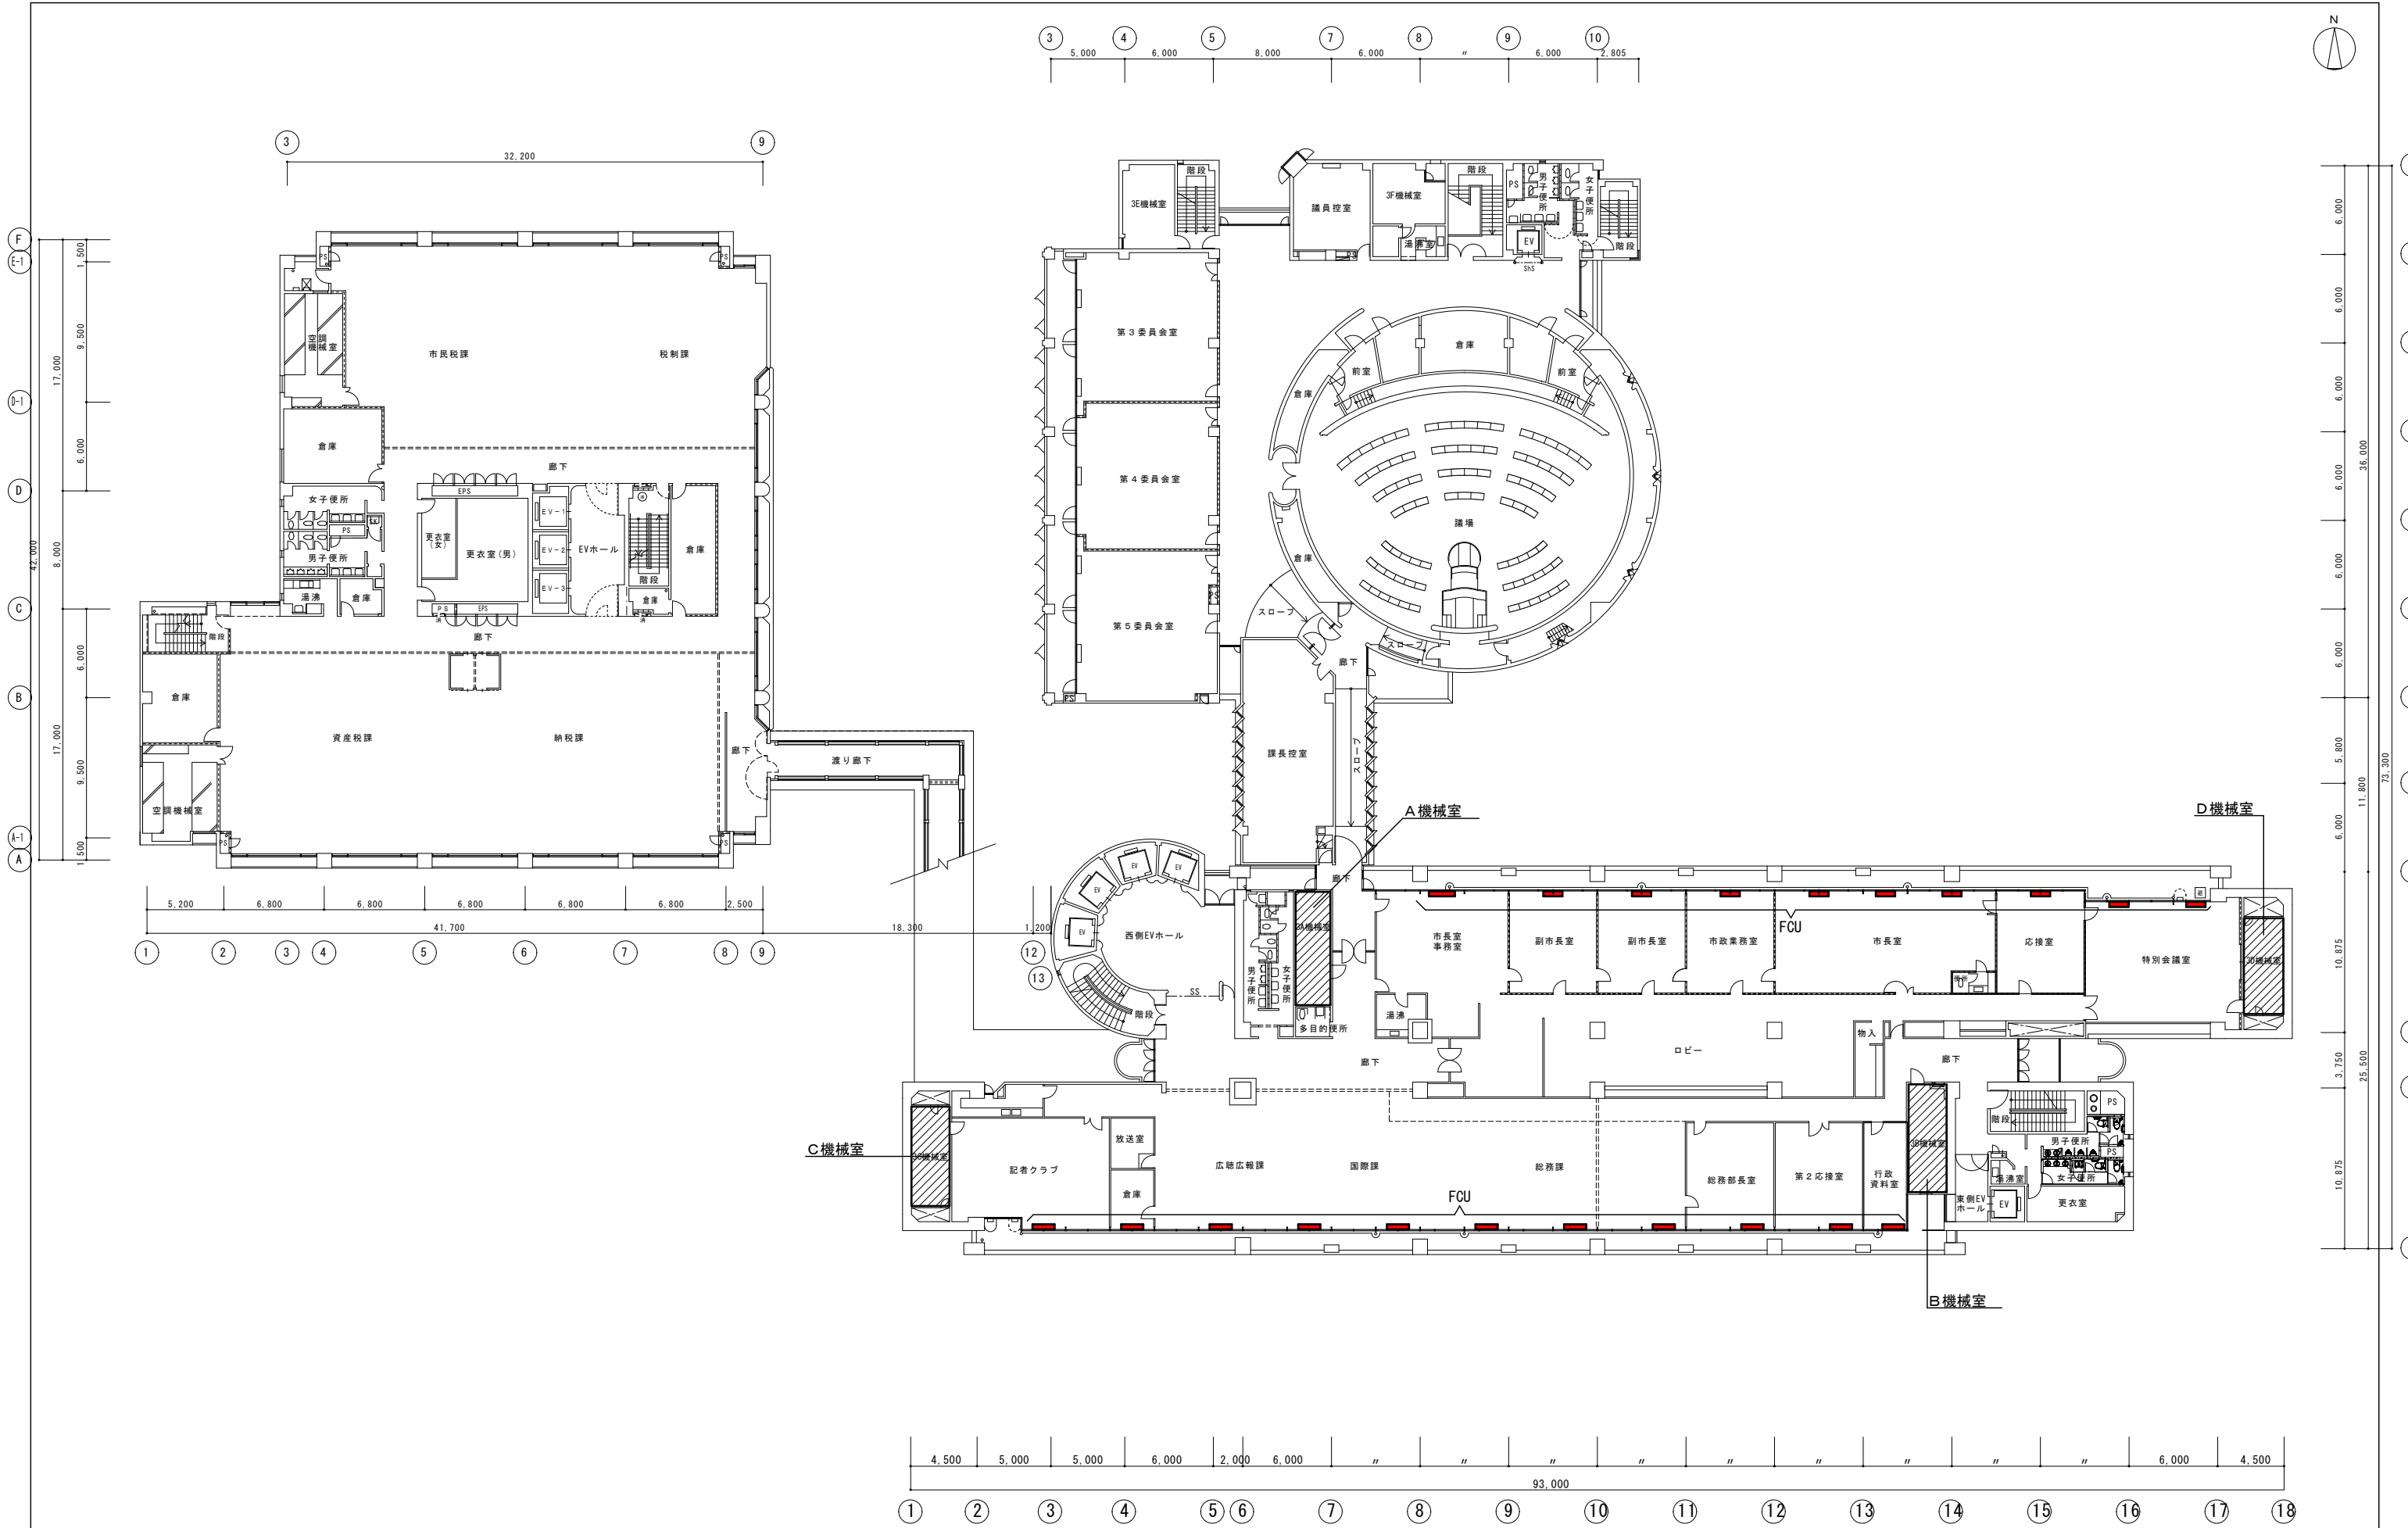


年度	日付	特記事項	図面名称	縮尺	図面番号
R8	R8.5		庁舎 3階平面図	(A1) 1/200 (A3) 1/400	06

大分市財務部管財課



件名  
大分市本庁舎事務棟空調設備改修基本計画策定業務委託  
図面

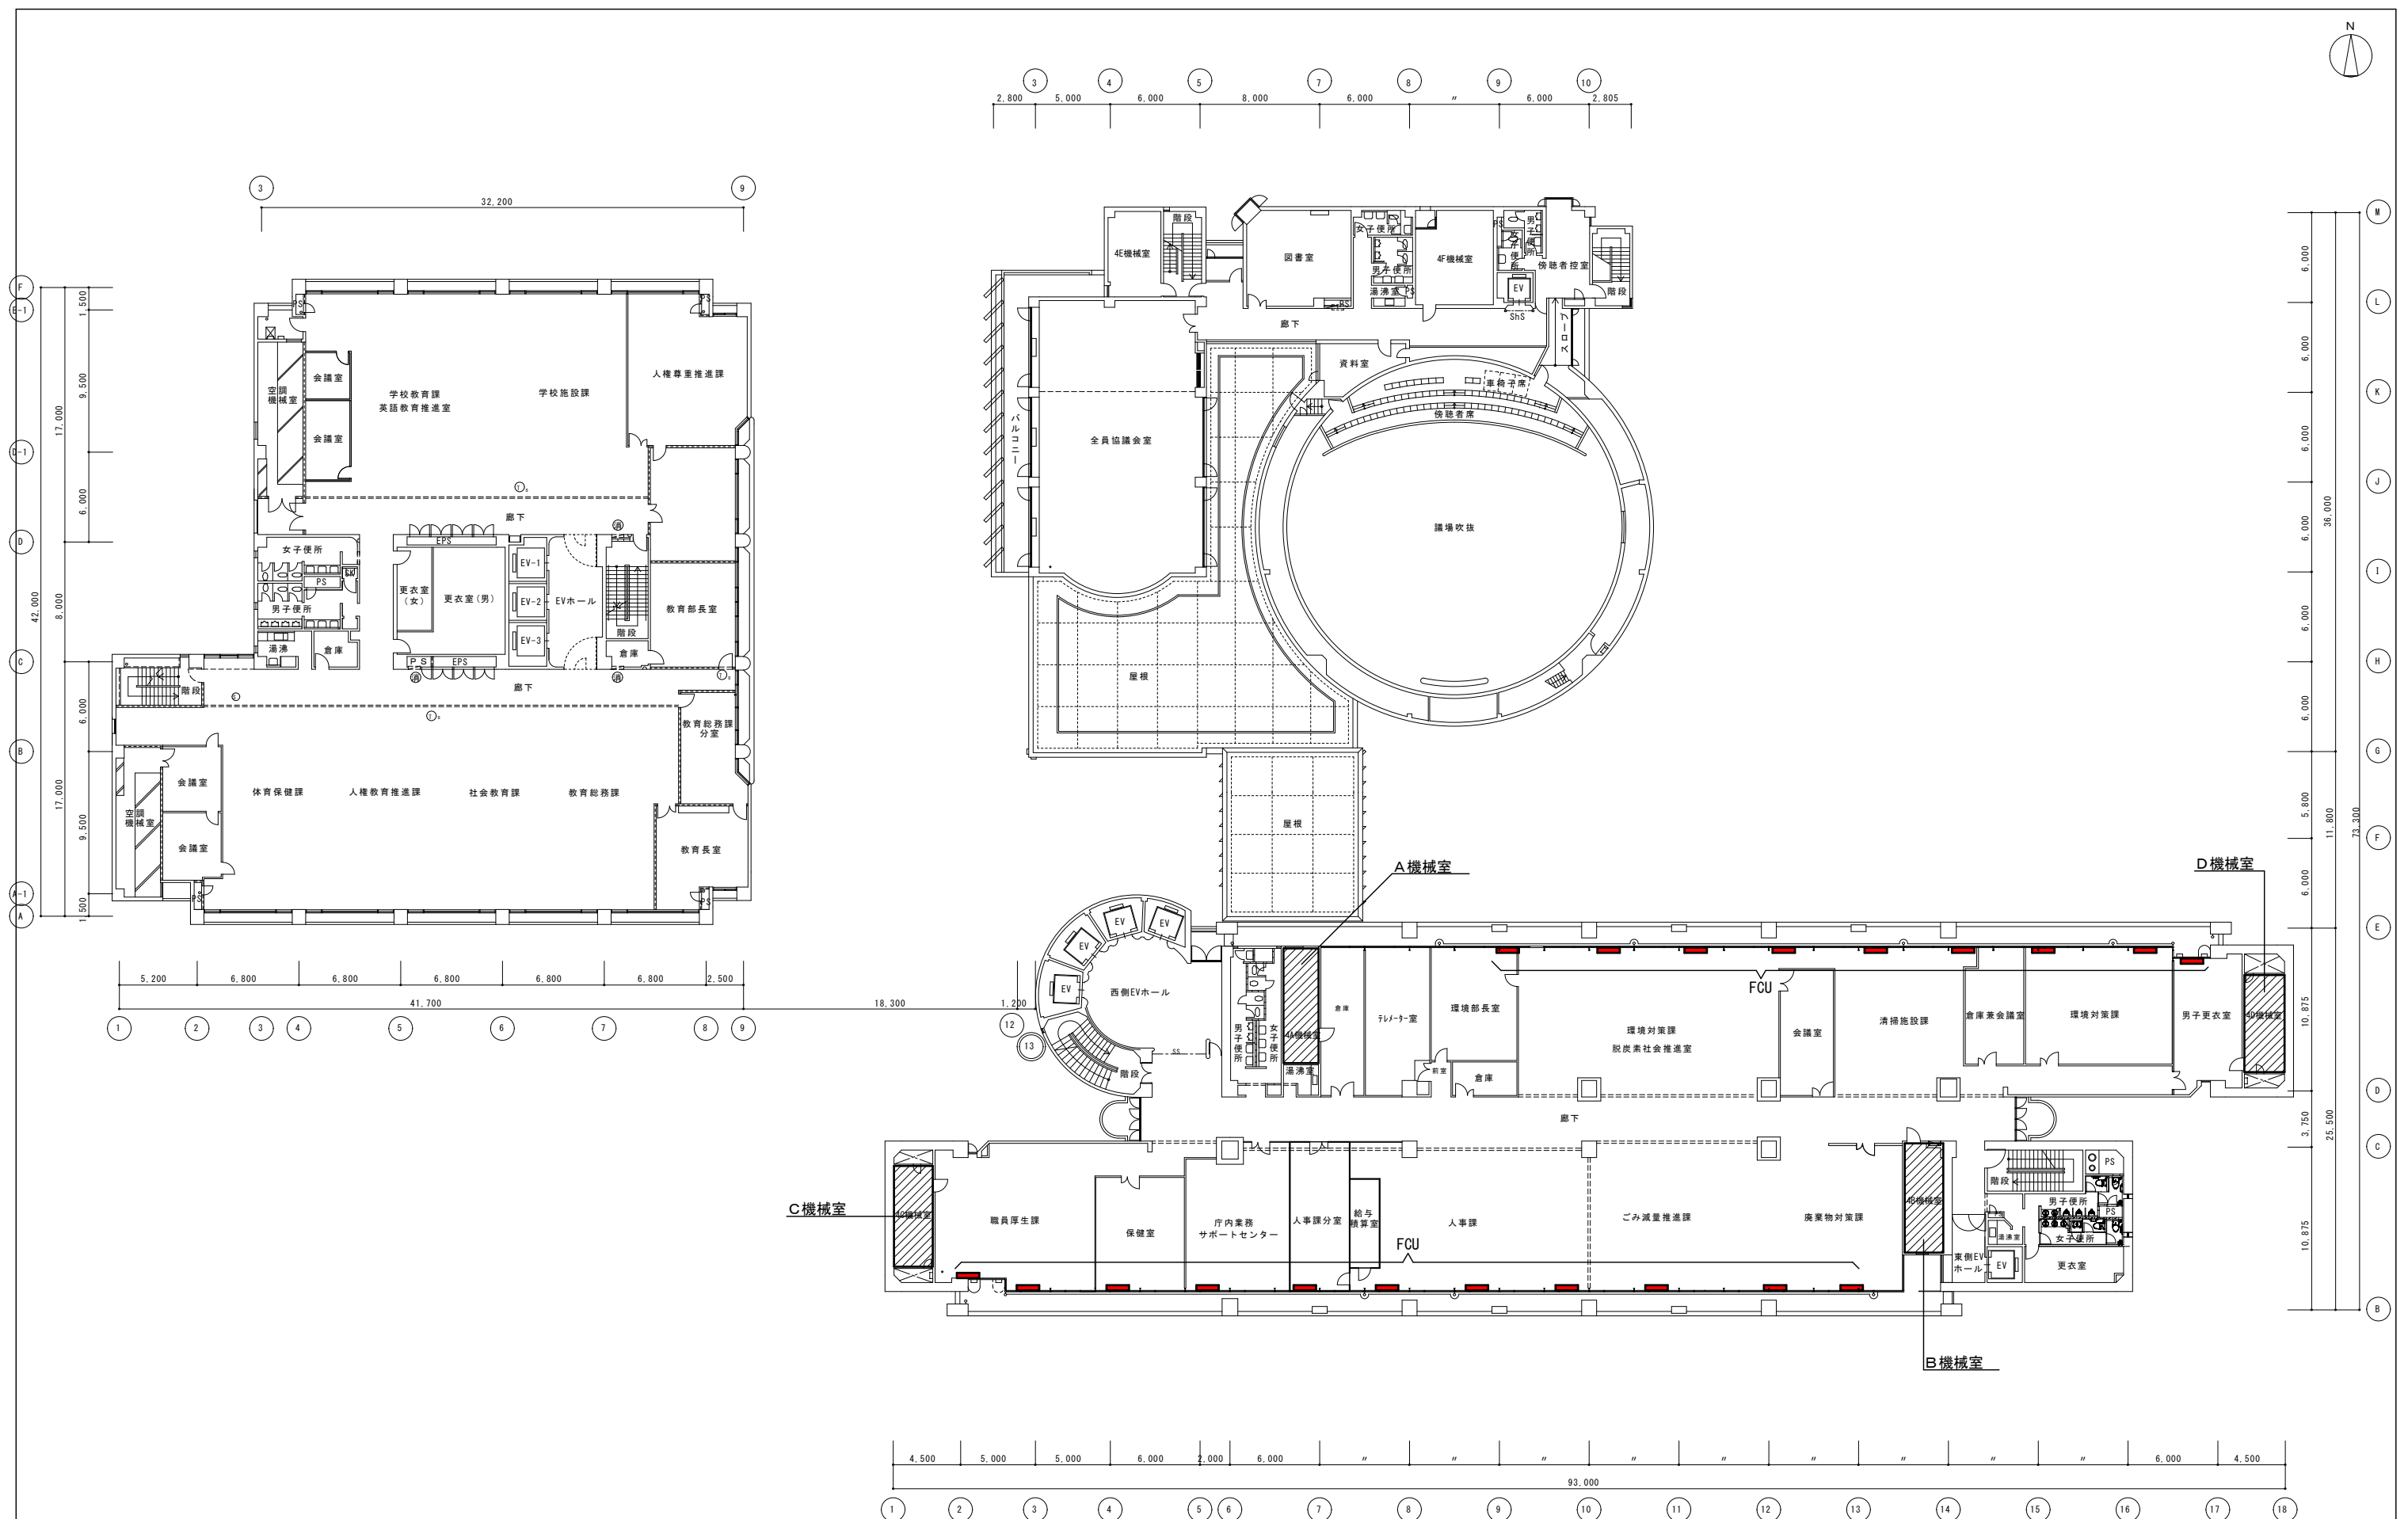


年度	日付	特記事項	大分市財務部管財課		図面名称	縮尺	図面番号
R8	R8.5				庁舎 4階平面図	(A1) 1/200 (A3) 1/400	07

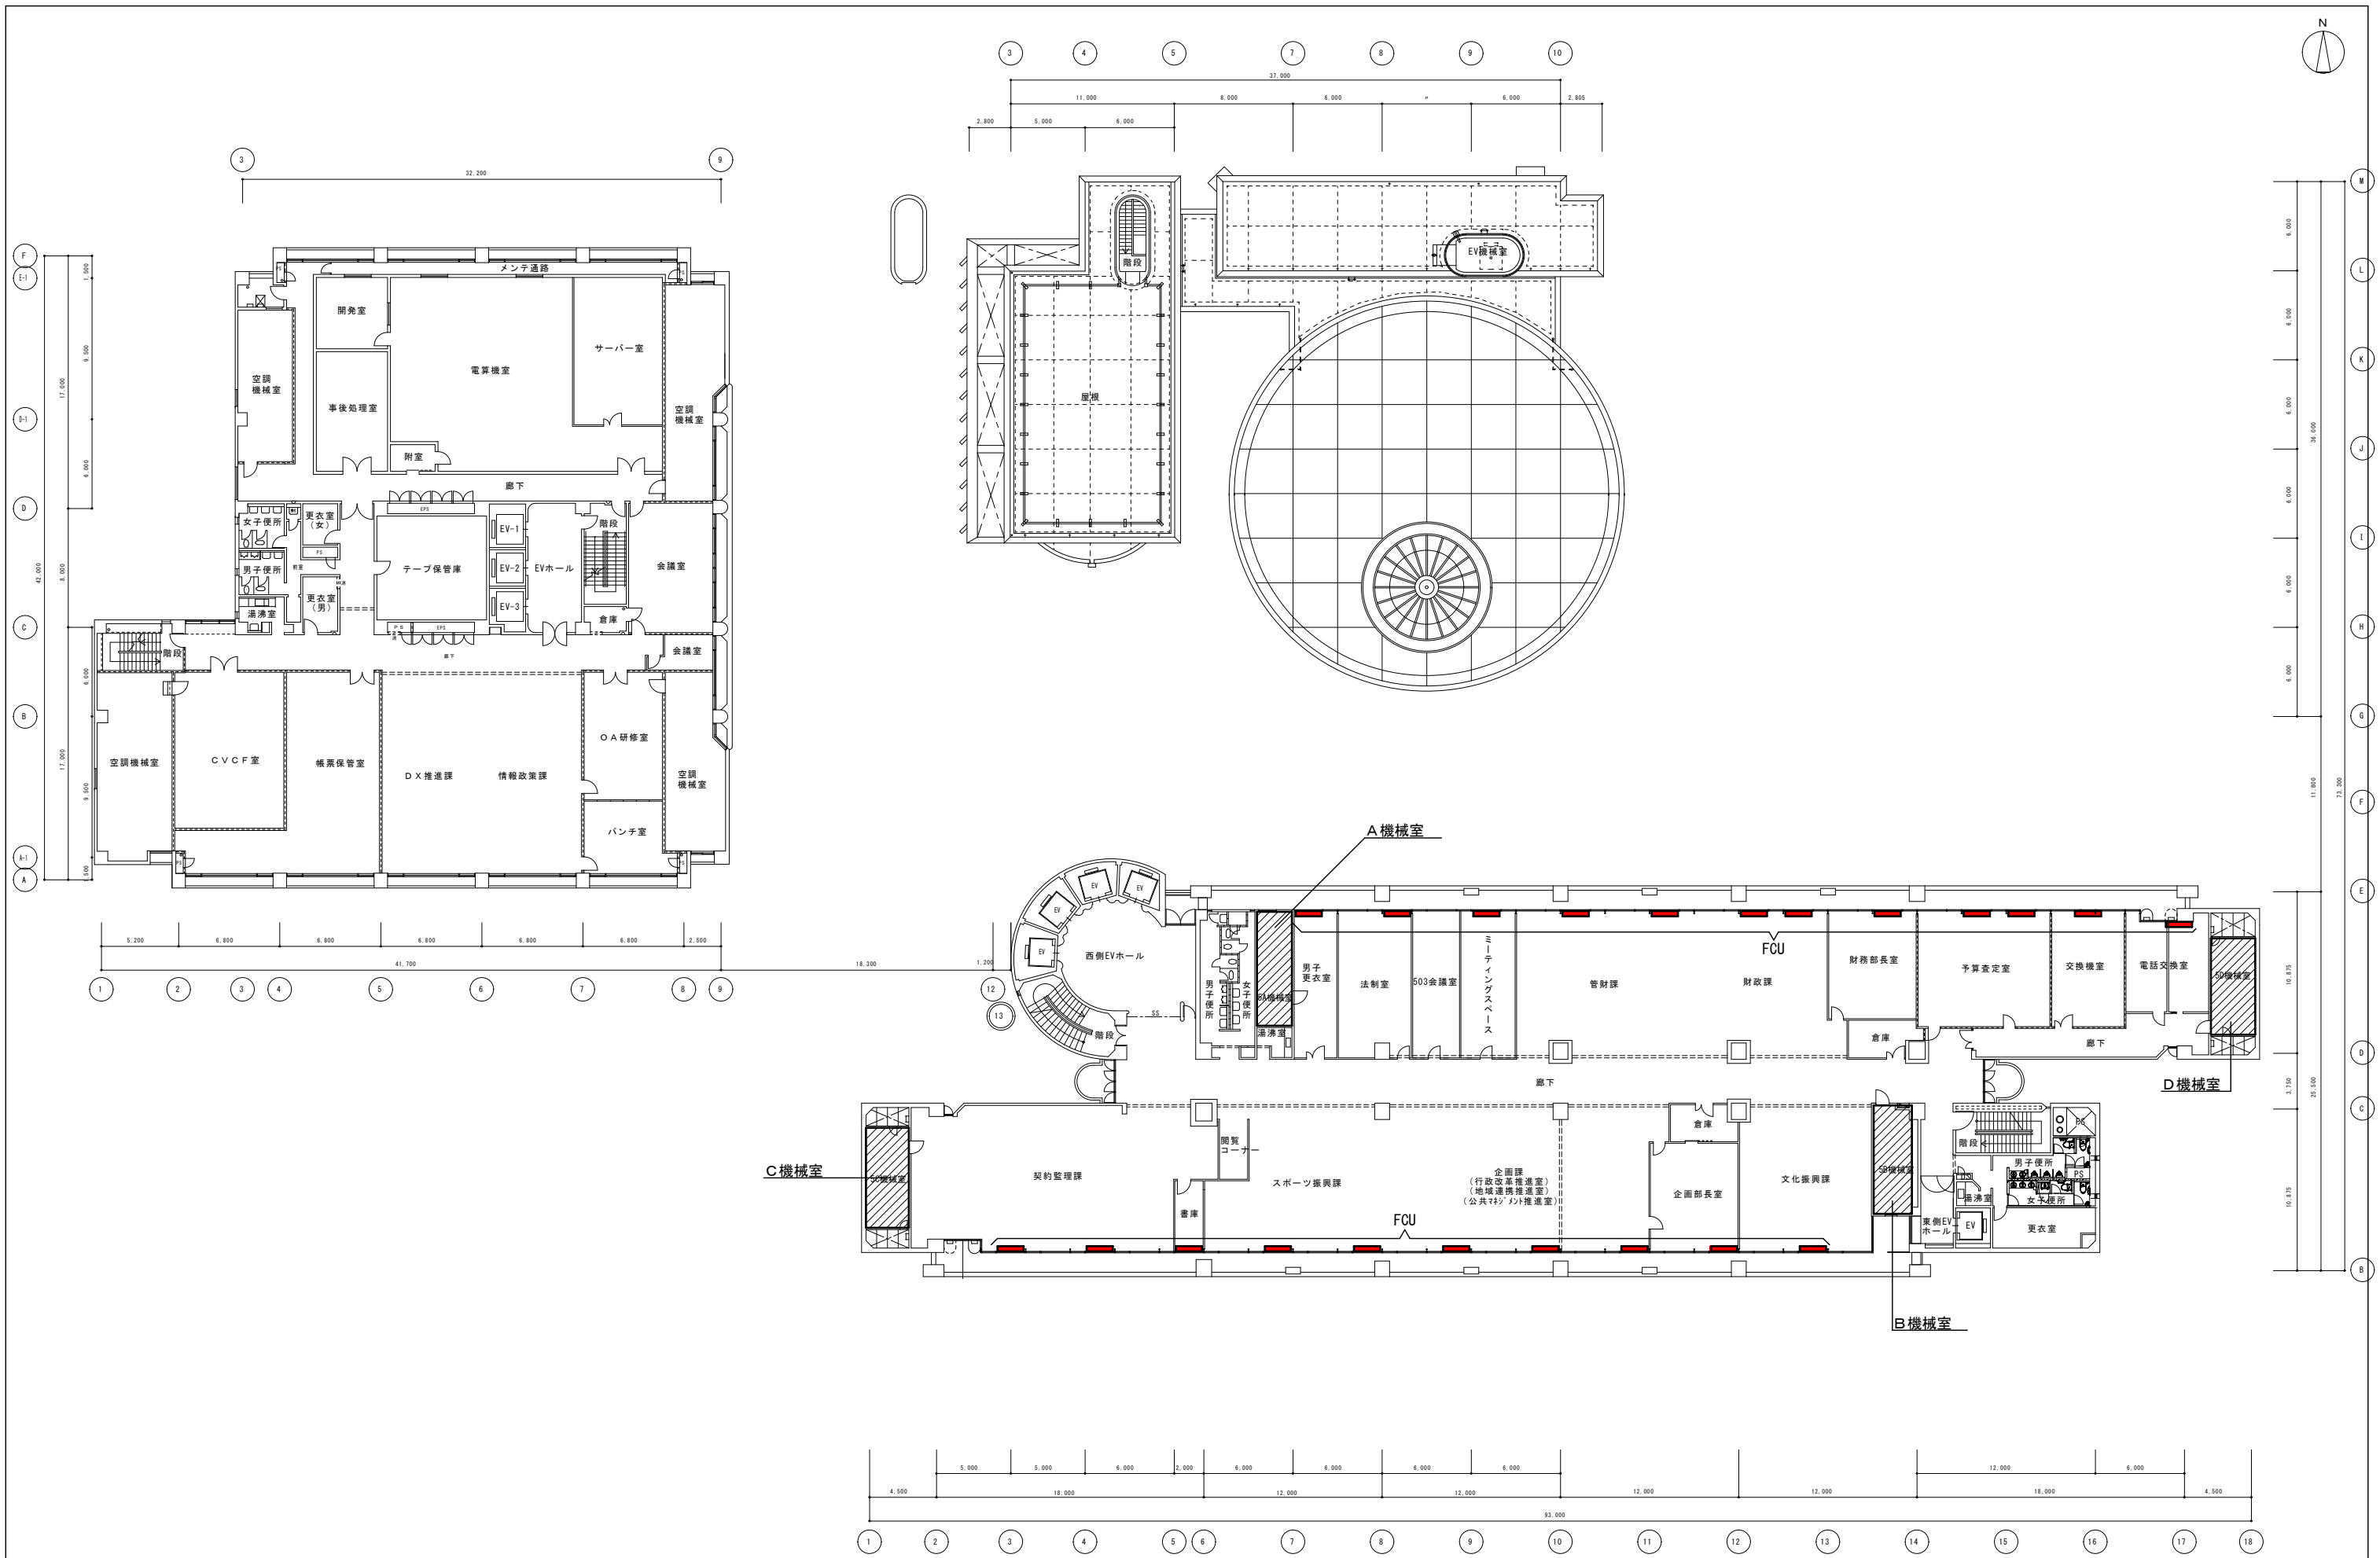

年度	日付	特記事項	大分市財務部管財課		図面名称	縮尺	図面番号
R8	R8.5		大分市財務部管財課		庁舎 5階平面図	(A1) 1/200 (A3) 1/400	08

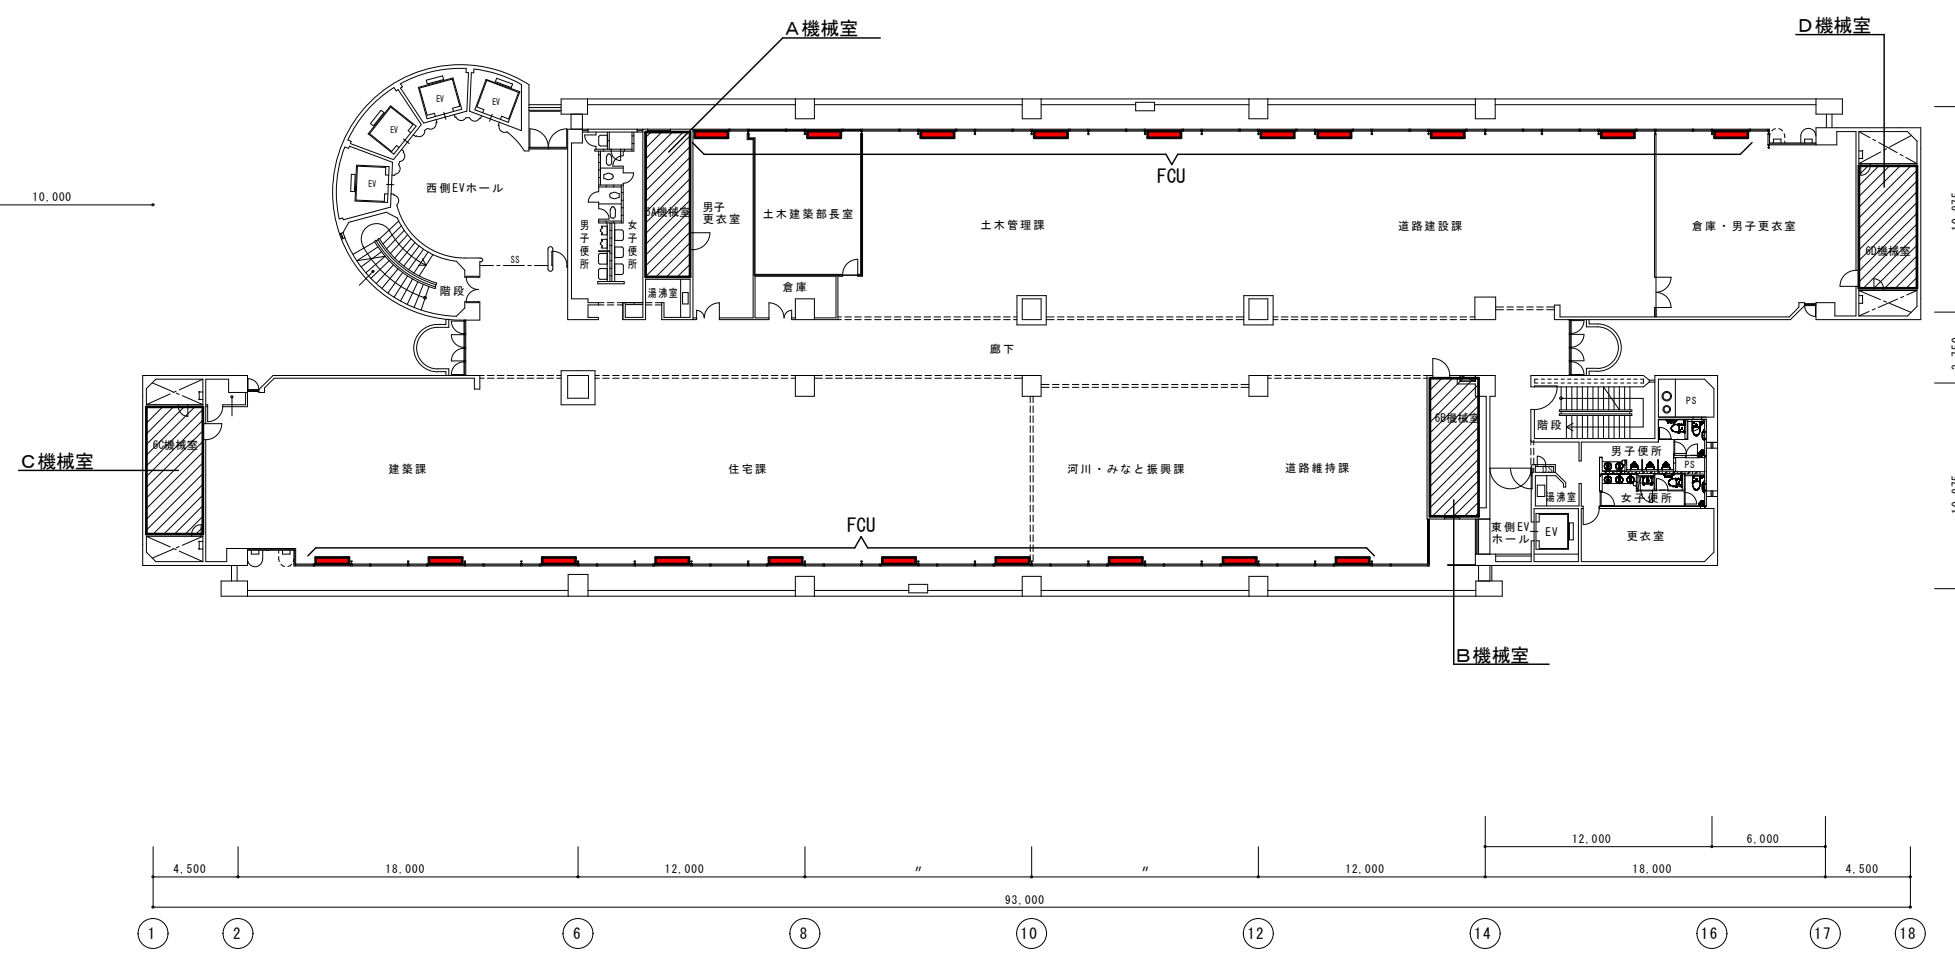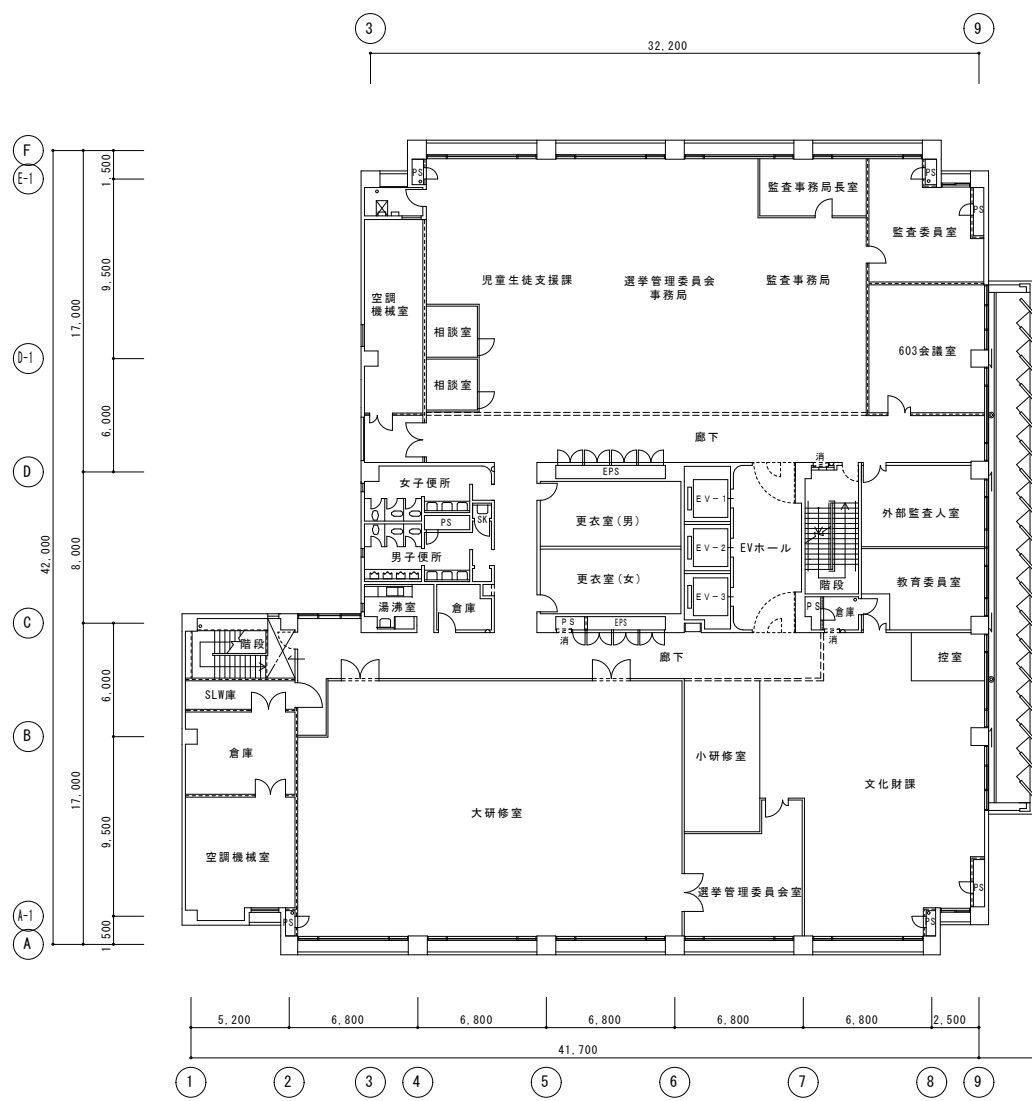


年度	日付	特記事項	大分市財務部管財課		図面名称	縮尺	図面番号
R8	R8.5				庁舎 6階平面図	(A1) 1/200 (A3) 1/400	09


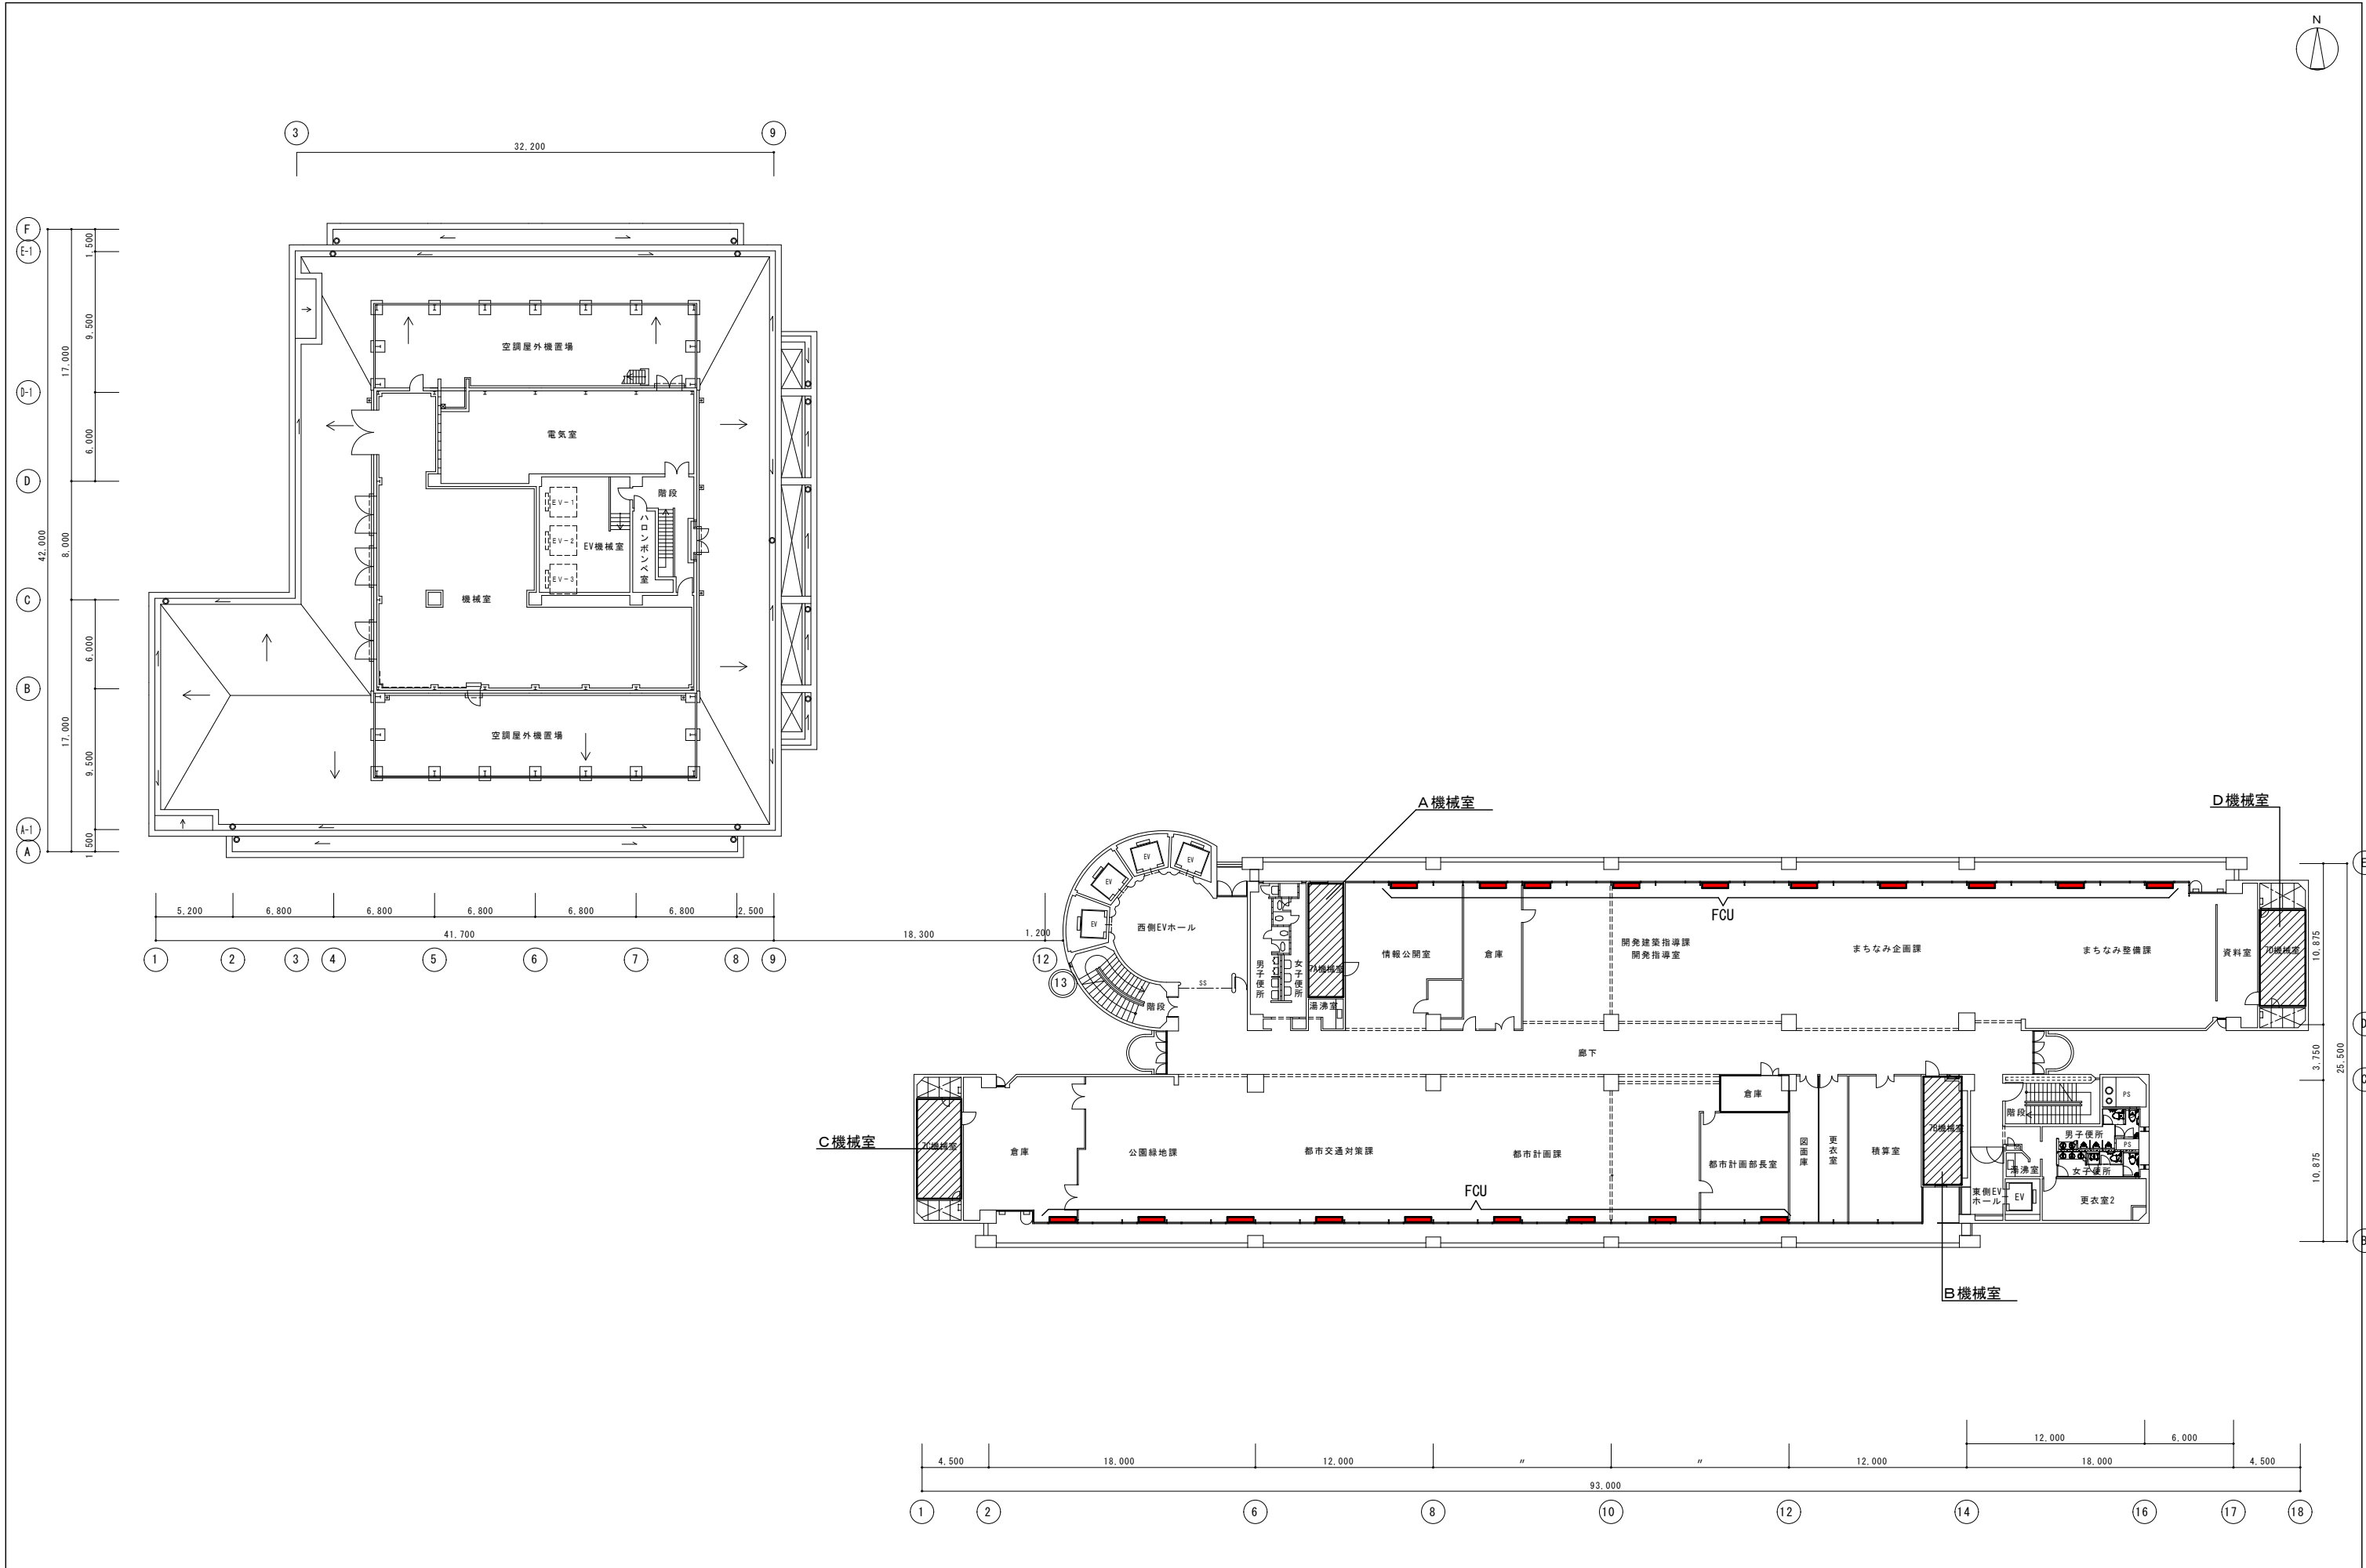


年度	日付	特記事項	大分市財務部管財課		図面名称	縮尺	図面番号
R8	R8.5				庁舎 7階平面図	(A1) 1/200 (A3) 1/400	10



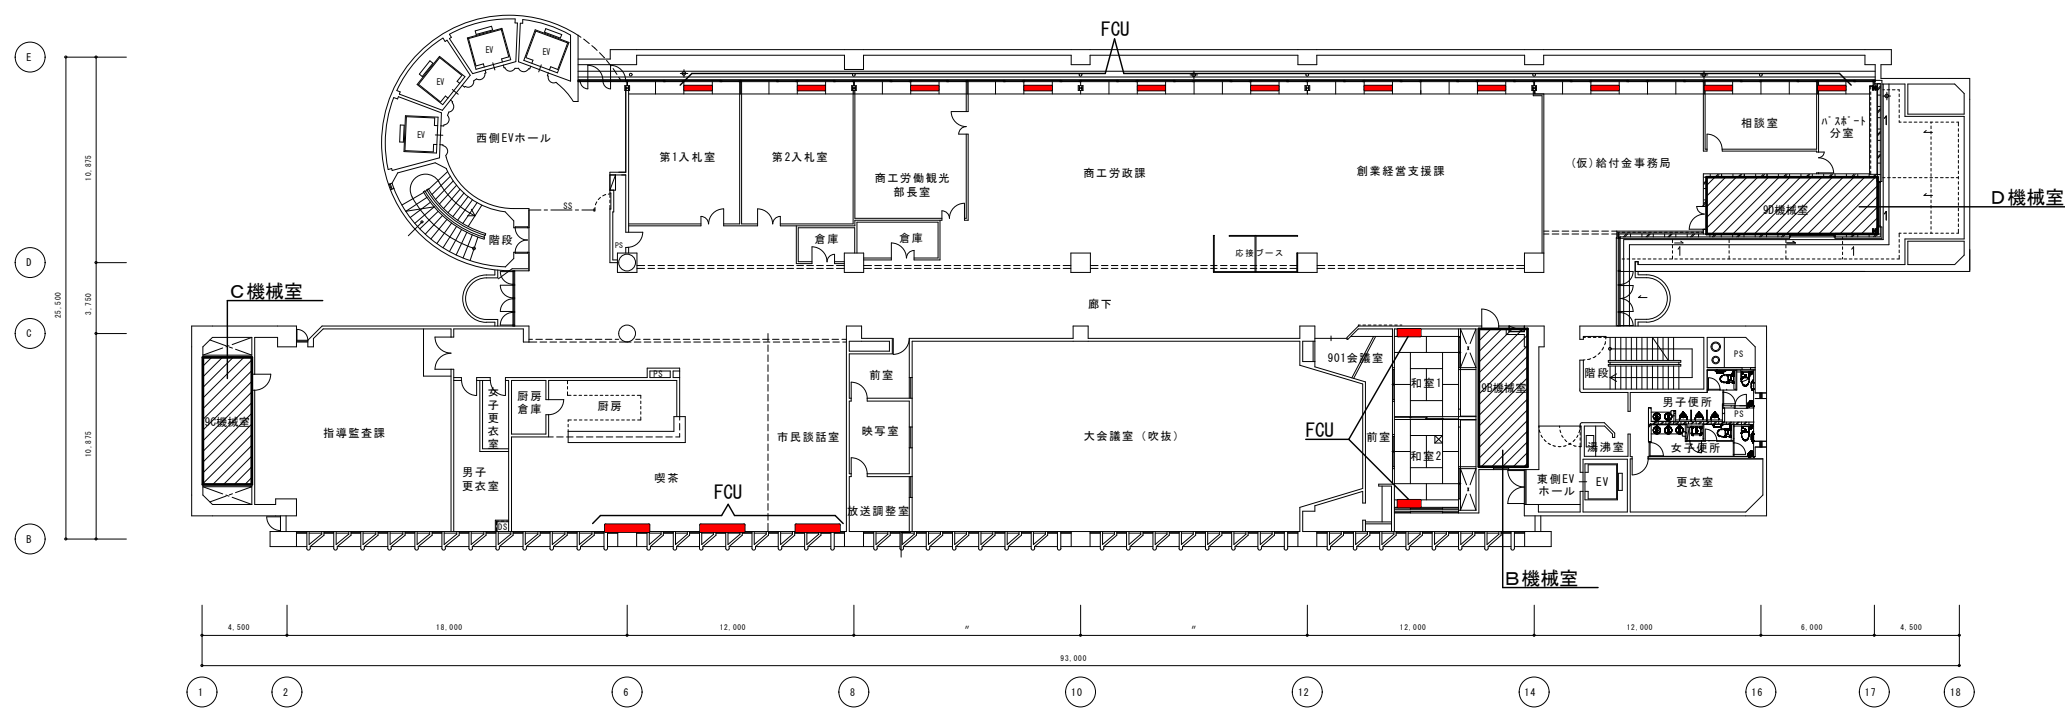

年度	日付	特記事項	大分市財務部管財課		図面名称	縮尺	図面番号
R8	R8.5				庁舎 9階平面図	(A1) 1/200 (A3) 1/400	12
					件名		
					大分市本庁舎事務棟空調設備改修基本計画策定業務委託		
					図面		

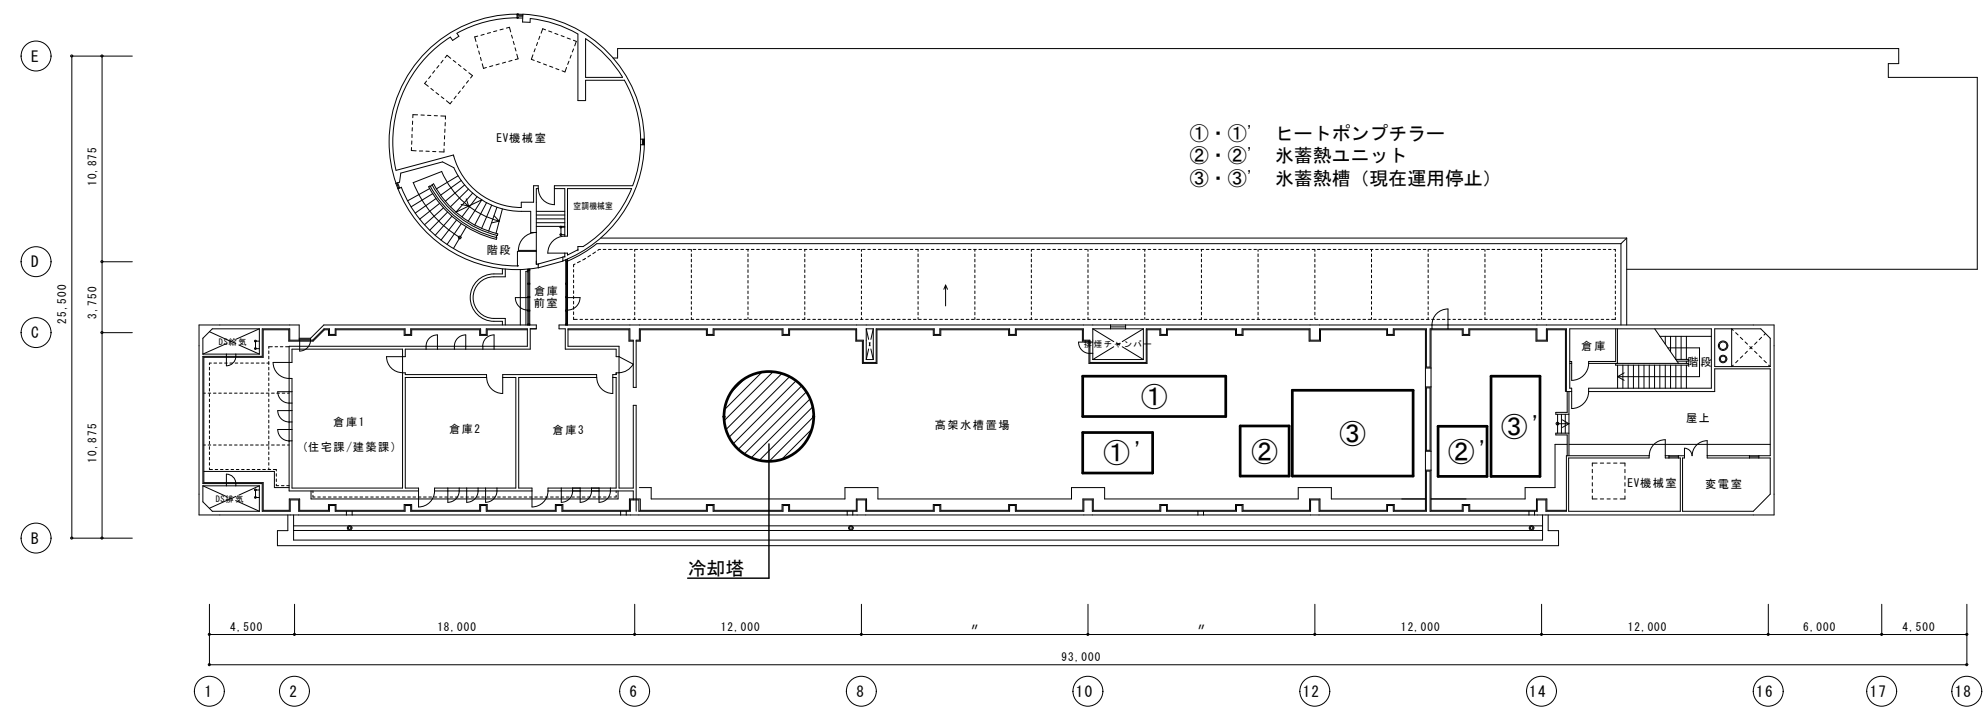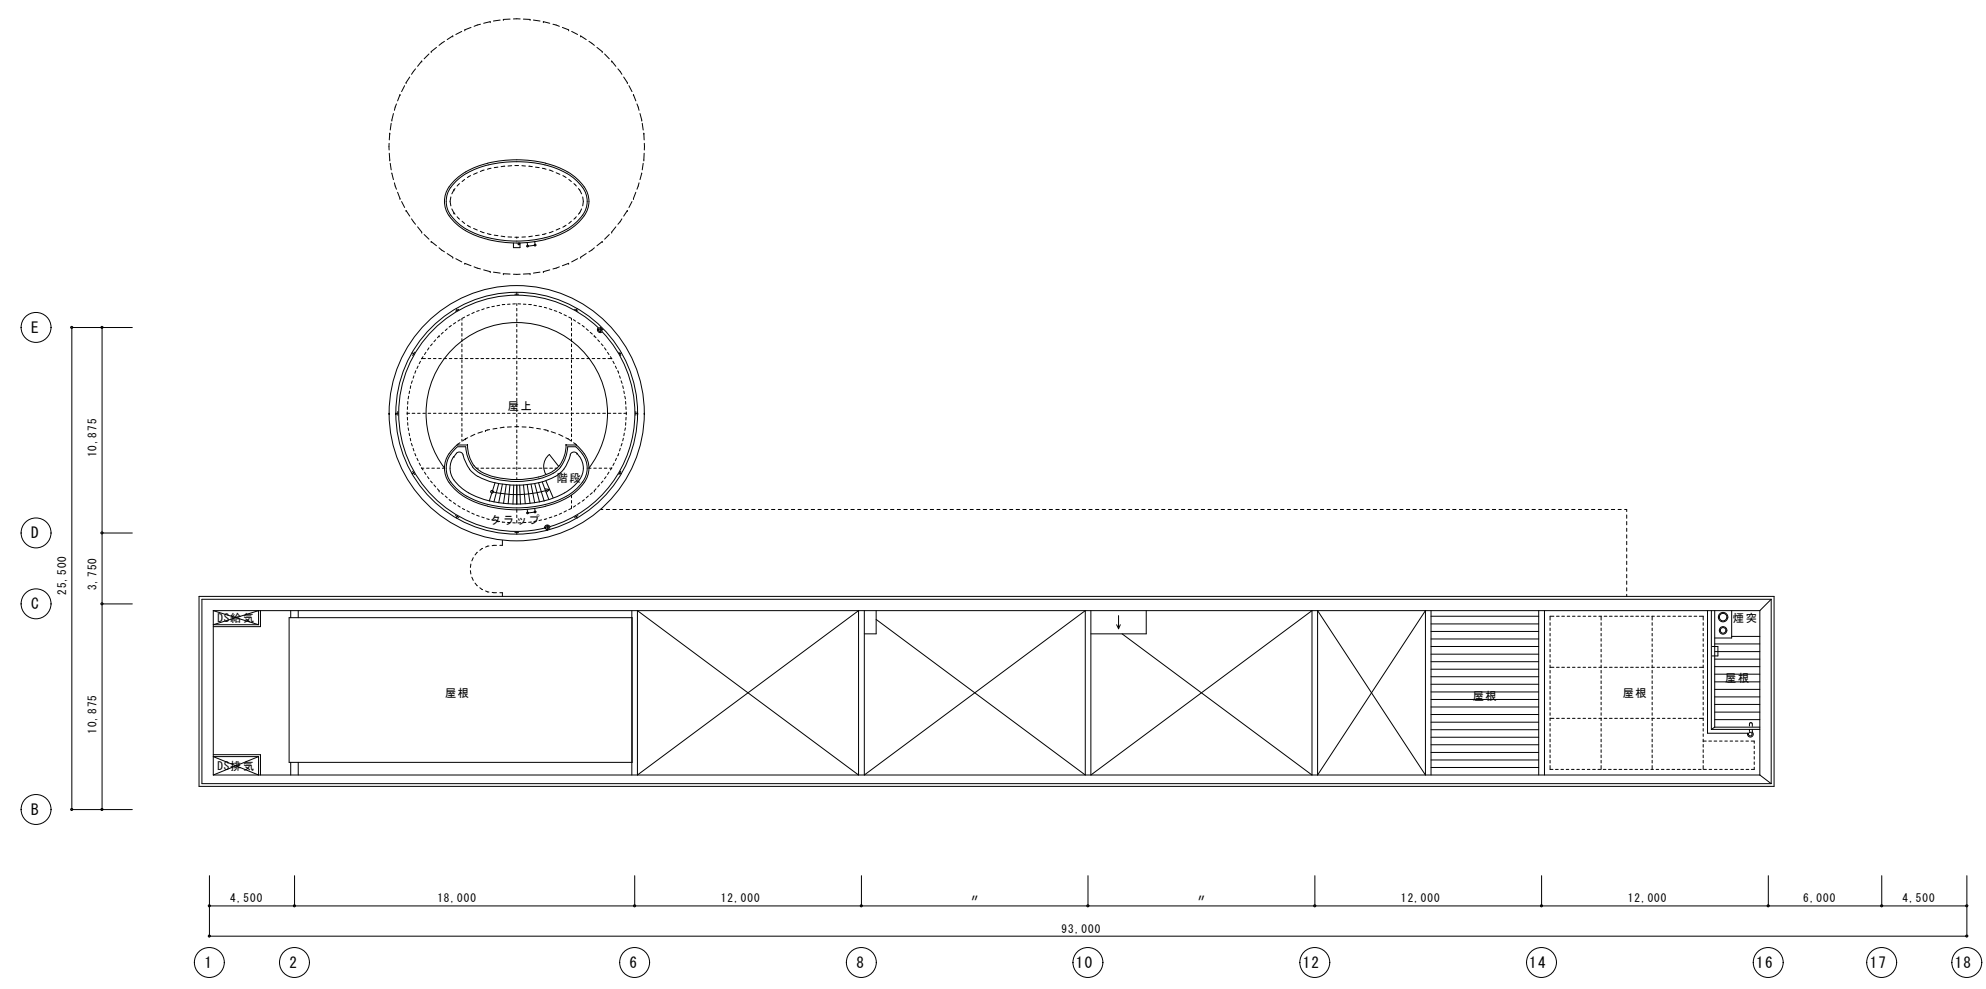

年度	日付	特記事項	大分市財務部管財課		図面名称	縮尺	図面番号
R8	R8.5				庁舎 10階・屋上階平面図	(A1) 1/200 (A3) 1/400	13
					件名	大分市本庁舎事務棟空調設備改修基本計画策定業務委託 図面	