


記入例：一般家庭 改訂工事（平面図）

申請者住所	大分市城崎町1丁目5番20号
申請者氏名	大分太郎
設置場所	大分市城崎町1丁目5番20号

（平面図）縮尺1/300以上。新設は実線、既設は点線で書く。又汚水は赤色、雨水は青色、給水経路は緑色で表示。

特に様式に指定はありません。記入しやすい用紙で結構です。  
 ・用紙のサイズはA4またはA3  
 ・申請者住所、氏名、設置場所、指定工事店、責任技術者を記入。  
 ・大型の建物、複雑なものについては概要図（主要な建物、給排水経路、量水器を記載したもの）を添付すること。

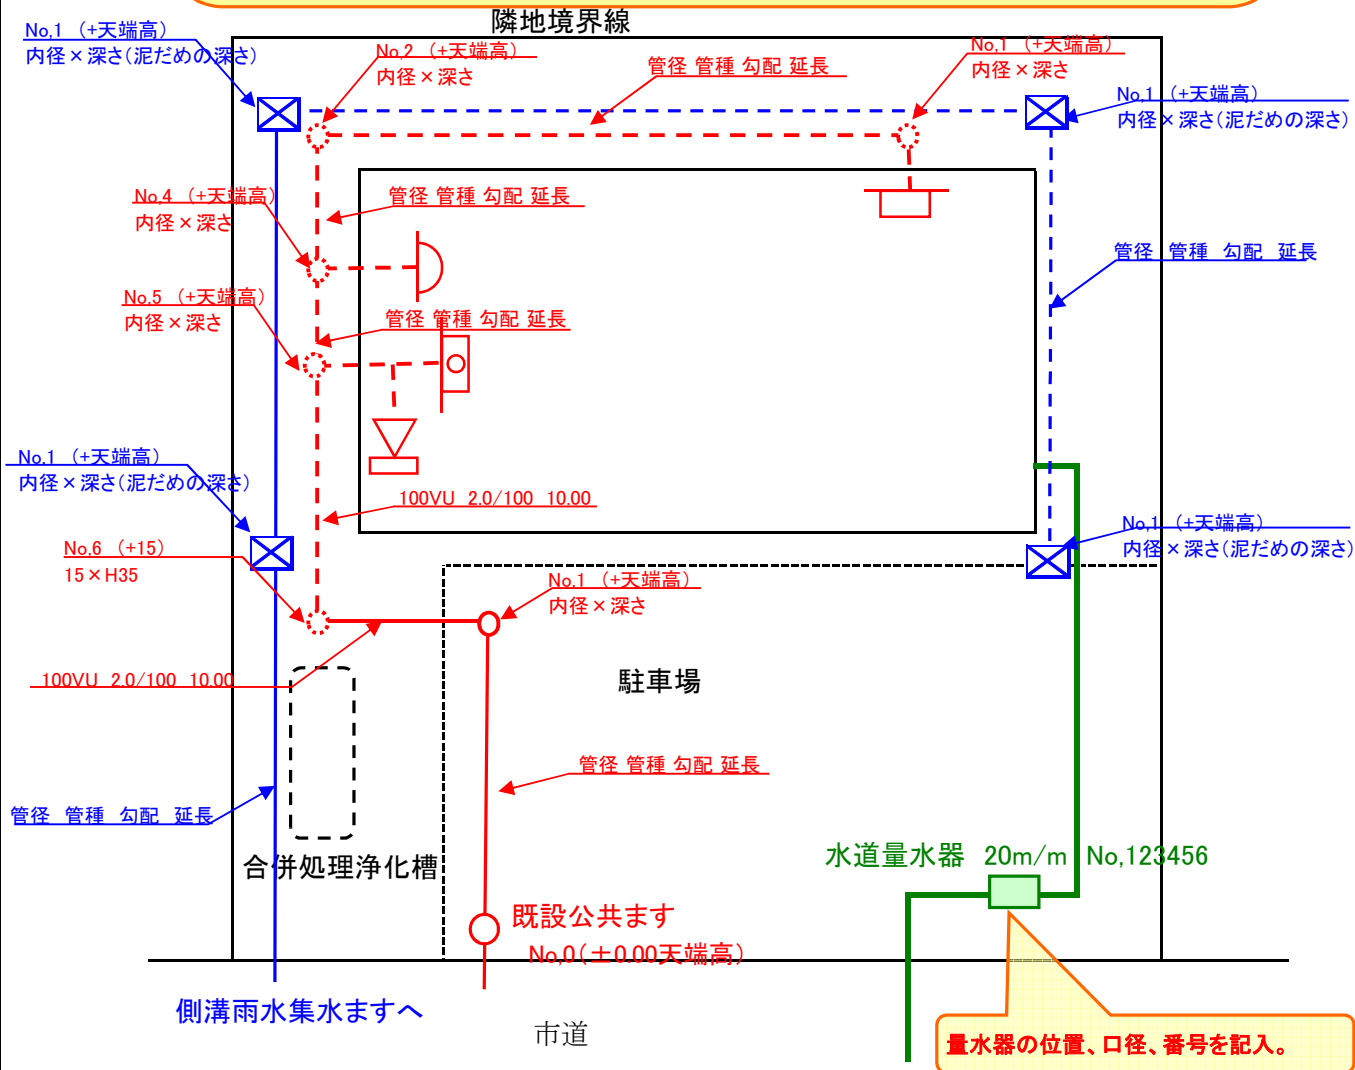

平面図はこの用紙を使用せず別用紙でも可能です。但し、別用紙に下記の指定工事店の名称(商号)と責任技術者の氏名の記入をお願いします。

指定工事店	大分排水設備会社 代表取締役 大分太郎
責任技術者	登録番号 第 123456 号 氏名 大分次郎