



位置図 S=1/2500

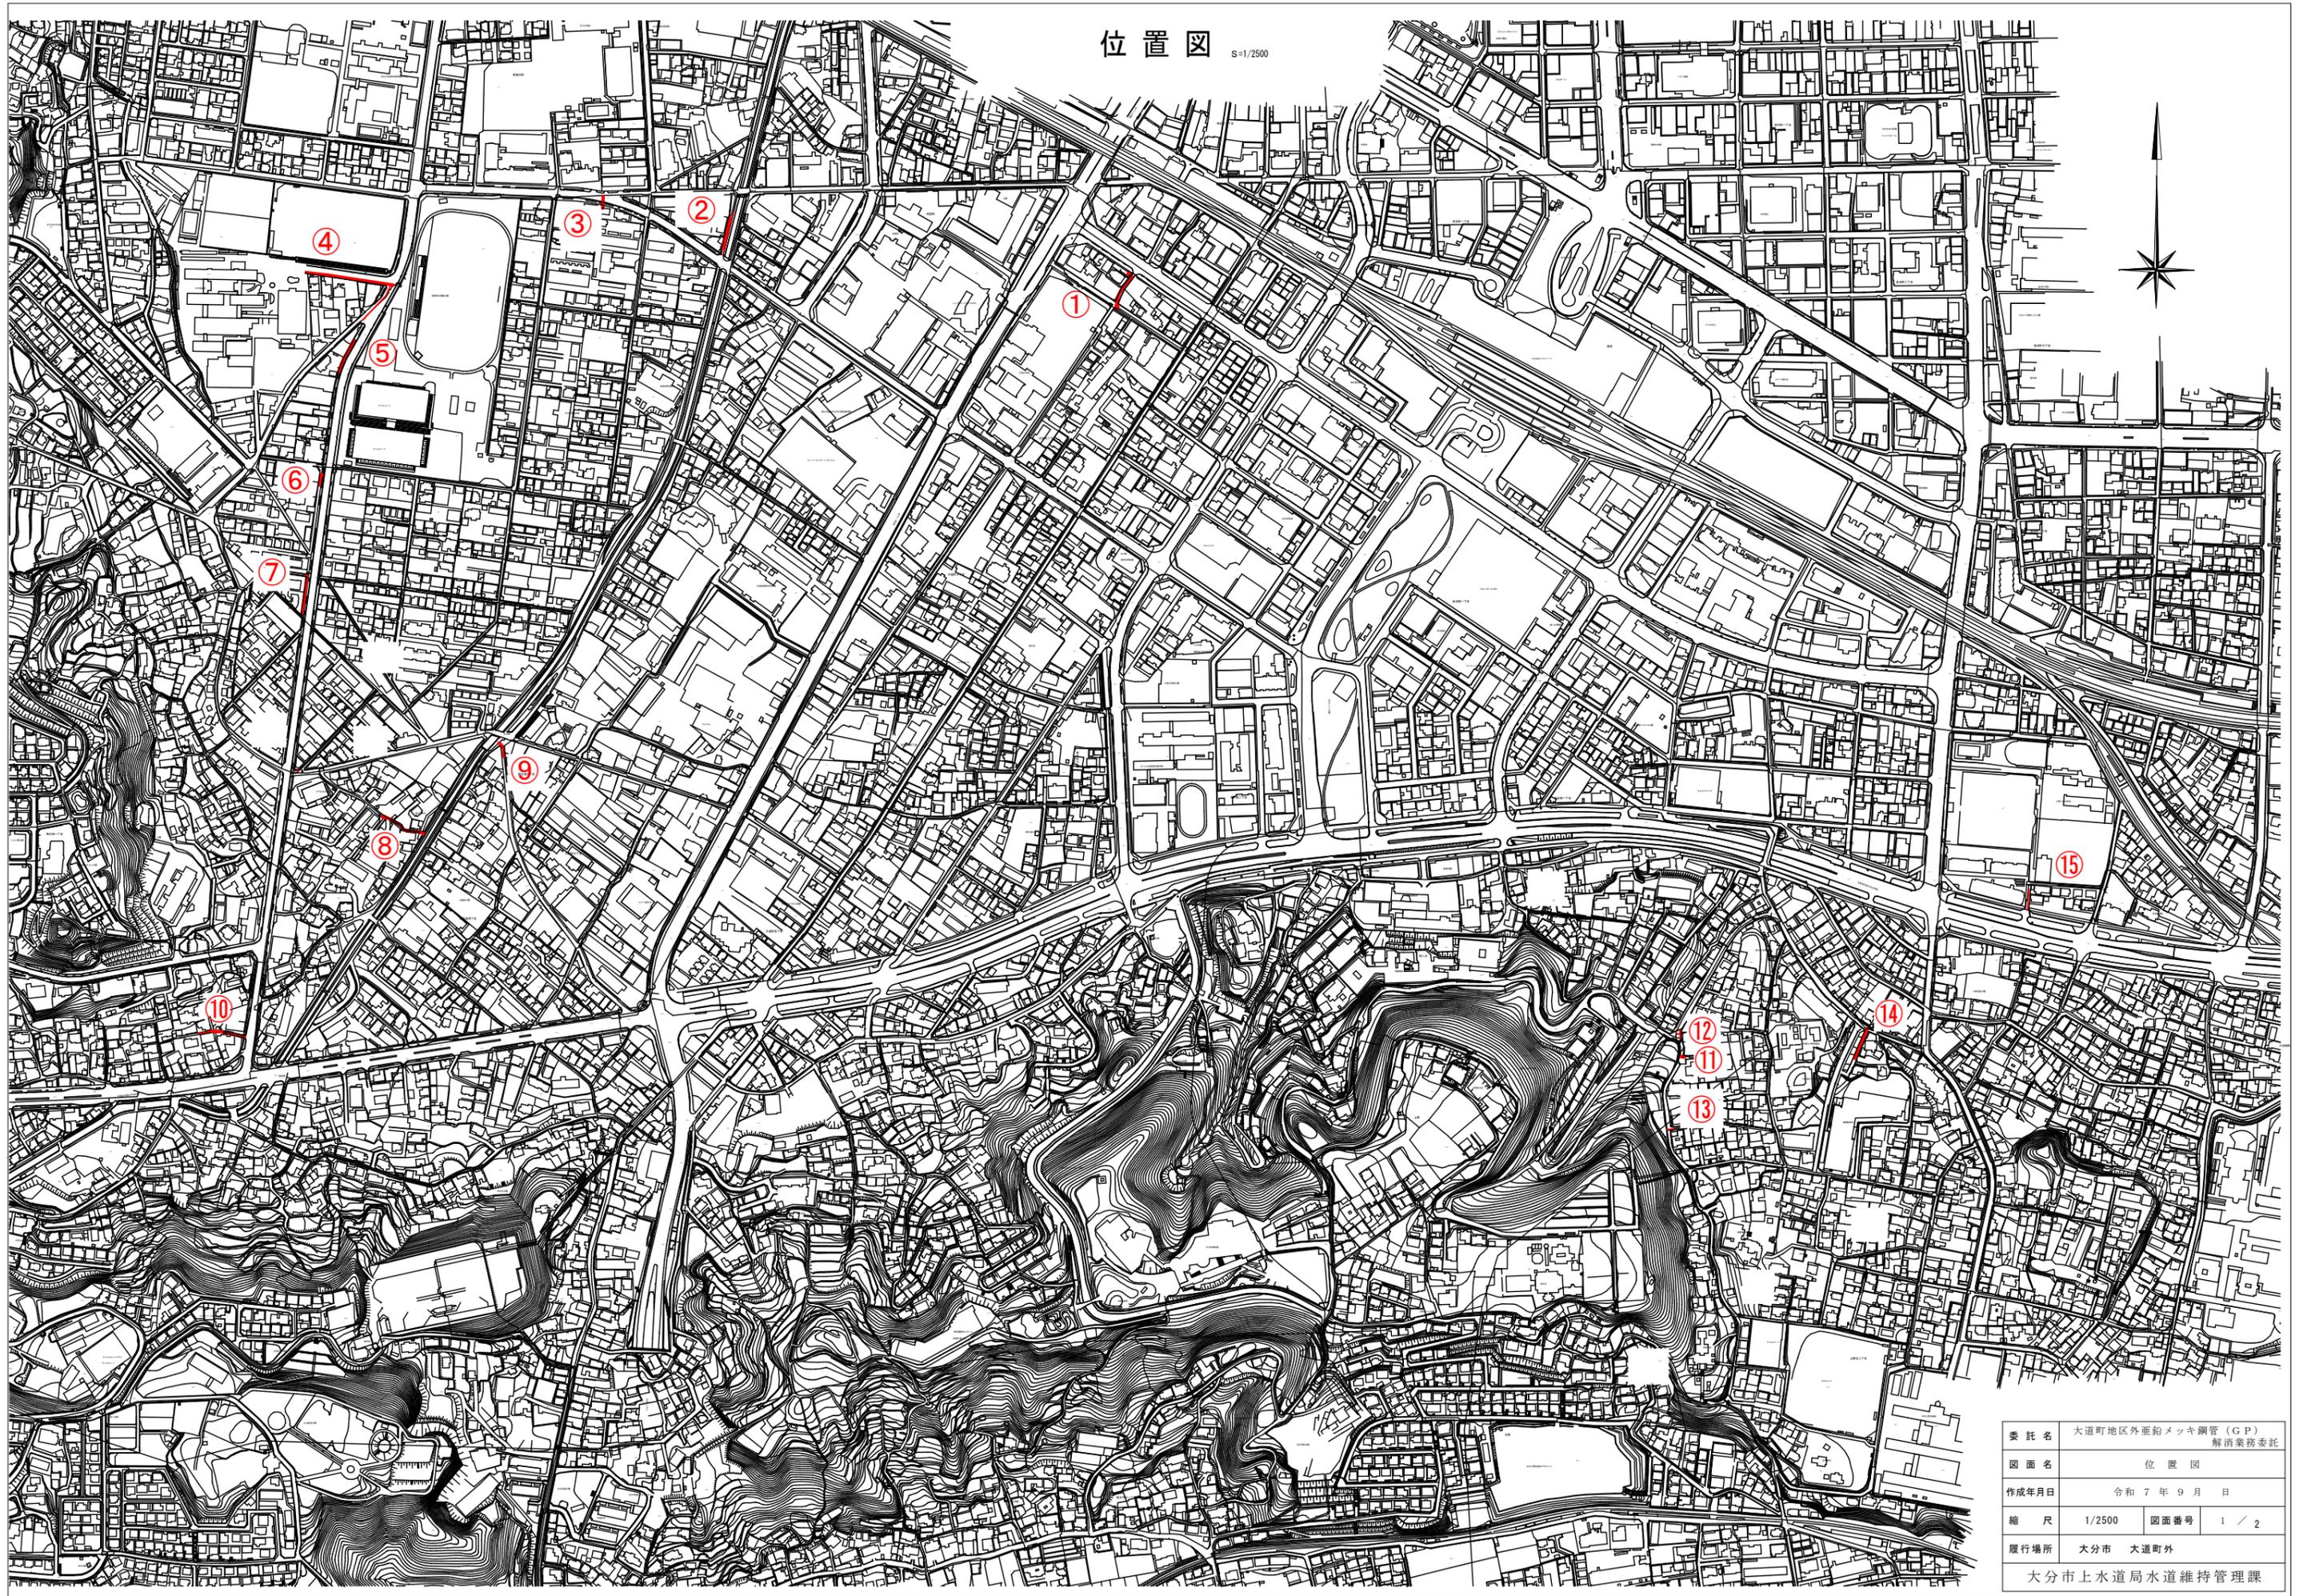

委託名	大道町地区外面給メッキ鋼管 (G.P) 解消業務委託
図面名	位置図
作成年月日	令和 7 年 9 月 日
縮尺	1/2500 図面番号 1 / 2
履行場所	大分市 大道町外
大分市上水道局水道維持管理課	


本設土工標準図 S=1:20

土工 EFPE φ75
(布施時) D=0.600
※市道: A3

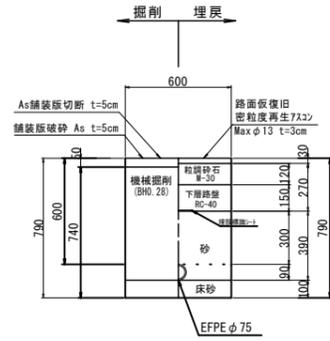


閉止工標準図 EFPE φ75
D=1.20 ※市道: A3

平面図

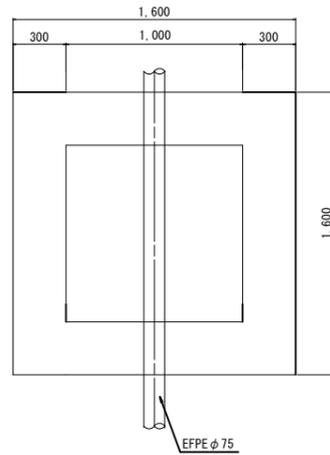


掘削 埋戻

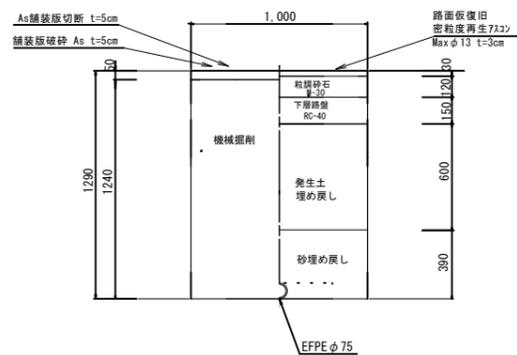

舗装復旧



土工 EFPE φ75
(弁栓室) D=0.600
※市道: A3

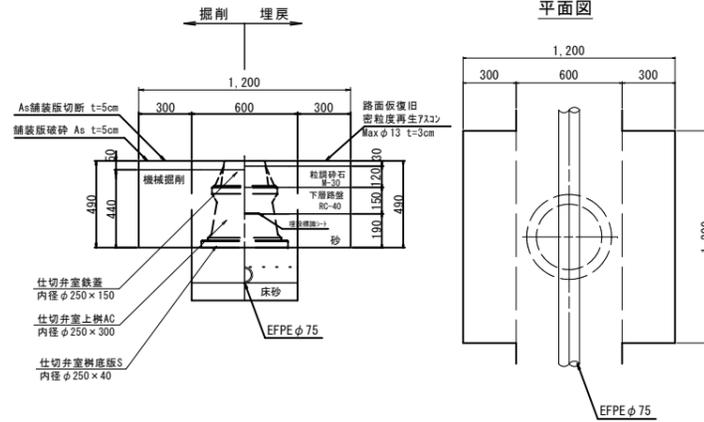


舗装構成 S=1:20

<車道部>
(A-3)



土工図

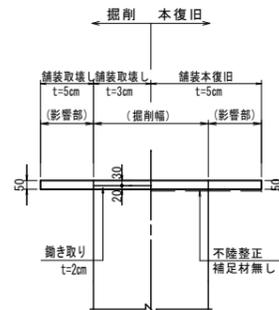


給水管切替標準図

S=Free


② 止水弁給水方式

① 直結式給水方式

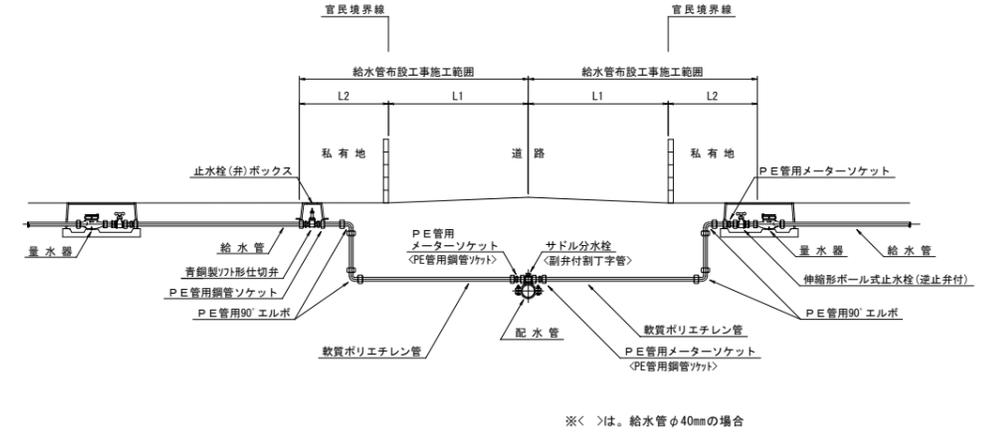


宅内接続(直結・止水弁)


給水管掘削埋戻平面図

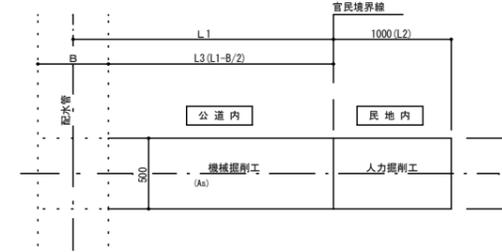

給水管掘削断面図

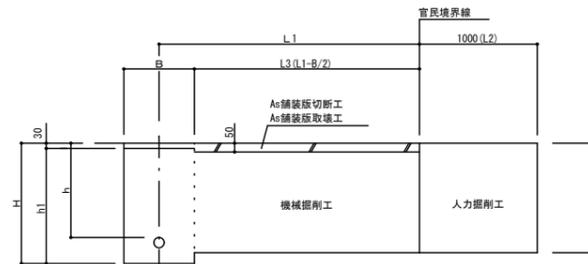

給水管埋戻断面図

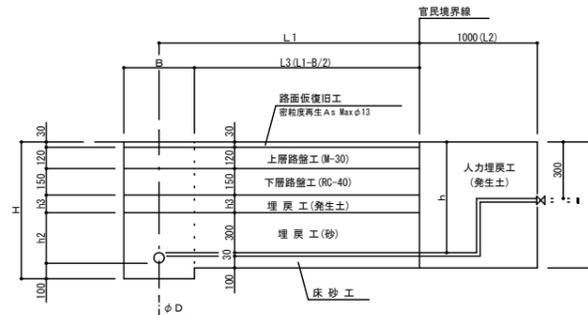

(参考図)

委託名	大道町地区外垂鉛メッキ鋼管(GP) 解消業務委託		
図面名	土工・閉止工・給水切替工・舗装復旧工		
作成年月日	令和7年9月 日		
縮尺	図示	図面番号	2 / 2
履行場所	大分市 大道町外		
大分市上下水道局水道維持管理課			